



	实 名	签 名	电气施工图设计说明						设计单位	DESIGNER		
项目负责人									 温岭市建筑设计研究院有限公司 WENLING ARCHITECTURAL DESIGN AND RESEARCH INSTITUTE CO., LTD			
专业负责人												
设 计 人												
注册（执业）章												
预留章			一、工程设计概况及环境特征：			检测报告，或者取得中国质量认证中心（CQC）签发的CQC标志认证证书，并经气象局备案。						
			本工程为2026年太平街道敬老院护理床位改造提升工程；正常环境。			3.在电源进线处设总等电位端子箱；在有洗浴设备的卫生间设局部等电位端子箱，局部等电位端子箱应与楼板主筋、就近的构造柱内主筋作可靠联结，装修时按照“《等电位联结安装》15D502第18页”做好卫生间局部等电位联结。						
			二、设计依据：			4.为预防雷击电磁脉冲引起的过电流和过电压，在可能有电子设备的各级配电箱处安装SPD电涌保护器，弱电系统SPD电涌保护器由弱电专业承包商在二次设计时选择。本工程电子信息系统雷电防护等级为D级。						
			1. 上级部门批准的文件及甲方设计任务书； 2. 国家和浙江省现行有关的设计规范，规程及标准，主要包括： 《建筑设计防火规范》 GB50016－2014 《办公建筑设计规范》 JGJ 67－2006 《建筑照明设计标准》 GB50034－2013 《民用建筑电线电缆防火设计规范》 DBJ08－93－2002 《民用建筑电气设计规范》 JGJ16－2008 《民用建筑电气防火设计规程》 DG/TJ08－2048－2008 《低压用户电气装置规程》 DGJ08－100－2003 《医疗建筑电气设计规范》 JGJ/ 312－2013			八、弱电系统： 本工程设置信息配电箱，信息通信、有线电视管线均通过信息配电箱引出，信息配电箱梁下挂墙明装。 弱电支线部分沿现浇楼板、墙、顶板暗敷，埋地敷设等均穿刚性塑料电线管（PVC），壁厚按施工规范。						
出图章			3. 室内装饰公司提供的灯具、设备布置图及内部其它专业提供的设计资料。			九、节 能：						
			三、设计范围及负荷等级			1. 装修的主要房间、场所的照度标准值和照明功率密度值应符合表一《照明设计要求》的要求。二次装修时应选用高效率的灯具，采用荧光灯灯具的效率不应低于表二《荧光灯灯具的效率》的要求。						
			本设计负责室内改造及局部装饰照明、插座；配电箱需根据本设计调整，室内插座根据家具布置调整位置，管线在吊顶内暗敷设，可利用的线路应检测达标后使用。			2. 装修时应选用细管径直管型荧光灯、紧凑型荧光灯或小功率金属卤化物灯。当选用T8直管型荧光灯时，应选用三基色荧光灯，荧光灯的显色指数不应低于80。配套的镇流器应选用电子镇流器或节能型电感镇流器，当选用节能型电感镇流器时，应当设置电容补偿，其功率因数不应低于0.9，所选镇流器应符合该产品的国家能效标准。						
			本弱电、监控安防工程，由专业厂家确定。 本工程消防用电由专业单位设计，含应急照明、应急疏散照明系统。			十、其 他：						
审图章			四、供电电源及配电、计量方式：			1. 本设计必须经相关专业部门审批后方可施工，图中未尽事宜请按国家及浙江省有关电气安装及验收规范施工。施工中应与土建专业密切配合，做好预埋预留工作，确保工程质量。						
			本工程设计交流~220/380V供电，采用三相五线制，TN－S接地系统。			2. 本工程所选设备、材料必须具有国家级检测中心的检测合格证书和3C认证必须满足与产品相关的国家标准，供电产品及消防产品应具有入网许可证。						
			照明、插座等用电采用放射式与树干式相结合配电方式。			3. 根据国务院签发的《建设工程质量管理条例》						
			消防应急电源：灯具自带蓄电池的消防应急照明灯具和灯光疏散指示标志的备用电源的连续供电时间不应小于60min,正常电源停电后，应急电源转换时间不应大于5s。			（1）本设计文件需报县级以上人民政府建设行政主管部门或其他有关专业部门审查批准后，方可用于施工。 （2）施工单位必须按照工程设计图纸和施工技术标准施工，不得擅自修改工程设计。 （3）建设工程竣工验收时，必须具备设计单位签署的质量合格文件。						
竣工章			五、配电线路：			图 例 及 主 要 设 备 材 料 表						
			1. 正常配电干线采用WDZB－YJE－交联聚乙烯绝缘聚烯烃护套阻燃低烟无卤电力电缆；穿电线管（JDG管）敷设。			序号 图例 名 称 型 号 及 规 格 单位 安装方式及高度 备 注						
			2. 正常照明支线采用BV－铜芯交联聚乙烯绝缘电线接紧定式电线管（JDG管）沿桥架敷设。			1 安全型配电箱 台 底边距地 1.5m明装 根据现场调整						
			3. 应急照明支线采用WDZRNH－BYJ－铜芯交联聚乙烯绝缘阻燃耐火低烟无卤电线电缆穿热镀锌钢管（SC管）暗敷设,当明敷钢管应防火处理。当保护钢管采用暗敷设时，应敷设在非燃烧体结构内，且保护层厚度不应小于30mm。			2 动力配电箱 个 底边距地 1.5m明装 根据现场调整						
			4. 导线穿管径的选择： BV-2.5 2~3 根穿Φ20；4根穿Φ20；5根以上穿Φ25			3 弱电多媒体箱（内含交换机） 个 底边距地 0.5m明装 根据现场调整						
			线路的型号、规格及敷设方式详见系统图标注。			4 安全出口标志灯 NDYB1 8W 个 门口上方 0.1m暗装 常亮型,应高60min						
			5. 施工时有下列情况之一者中间应增设接线盒其位置应便于穿线并注意美观			5 安全疏散指示灯 NDYL1 8W 个 底边距地 0.5米暗装 常亮型,应高60min						
			1）管路长度每超过30m无弯曲； 2）管路长度每超过20m有一个弯曲； 3）管路长度每超过15m有两个弯曲；			6 双向安全疏散指示灯 NDYB1 8W 个 底边距地 0.5米暗装 常亮型,应高60min						
			4）管路长度每超过8m有三个弯曲； 5）管路穿越沉降缝处；			7 安全疏散指示灯 NDYL1 2*8W 个 底边距地 2.8米暗装 切线5S,应高60min						
			六、设备安装：			8 防水插座 单相二极、三极，10A/~250V 个 嵌墙暗装，底边距地 1.3米 防溅型带开关						
			1. 照明配电箱底边距地1.5m暗装（原有箱体不作变动）。安装方法见国家标准图集04D702－1			9 电视机电插座 单相二极、三极，10A/~250V 个 嵌墙暗装，底边距地 0.9m						
			2. 开关、灯具的安装方式和高度见图例及主要设备材料表中的说明。			10 普通插座 单相二极、三极，10A/~250V 个 嵌墙暗装，底边距地 0.3米 床头距地 0.7米						
			3. 应急照明灯具采用玻璃罩，满足国家标准《消防应急照明和疏散指示系统》GB17945和《消防安全标志第1部分：标志》GB13495的规定。			11 埋地插座 单相二极、三极，10A/~250V 个 埋地安装						
			4. 无障碍求助按钮高度为0.5m，求助警铃安装高度为2.2m；			12 暗装单极跷板开关 B5B1/1 个 底边距地1.3米暗装						
			5. 照明、插座均由不同的支路供电；所有插座回路均设漏电保护，漏电保护开关联动时间不大于0.1s。			13 暗装双极跷板开关 B5B2/1 个 底边距地1.3米暗装						
			七、接地及安全措施：			14 暗装三极跷板开关 B5B3/1 个 底边距地1.3米暗装						
			1. 本工程建筑内采用TN－S接地型式。强、弱电接地与防雷共用接地装置。所有外露可导电部分均应与PE线联结，如：灯具的金属外壳、配电箱（柜）的金属外壳、配线钢管、电缆的金属外皮、电缆金属线槽等，金属线槽接地不少于二处。			15 暗装四极跷板开关 B5B4/1 个 底边距地1.3米暗装						
			2. 本工程电子信息系统雷电防护等级为D级，为预防雷击电磁脉冲引起的过电流和过电压，在可能有电子设备的各级配电箱处安装SPD电涌保护器，弱电系统SPD电涌保护器由弱电专业承包商选择。SPD电涌保护器必须使用经检验检测机构通过型式试验检测合格并出具			16 暗装单极及控制板开关 B5B1/2 个 底边距地1.3米暗装						
						17 暗装电视终端出线盒 86H60 个 底边距地 0.9m暗装						
						18 暗装网络信息出线盒 RJ11+RJ45型插座面板 个 底边距地 0.3m暗装						
						19 无线床头呼叫按钮 个 底边距地1.3米明装						


	实 名	签 名
项目负责人		
专业负责人		
设 计 人		
注册（执业）章		
预留章		
出图章	温岭市建筑设计研究院有限公司 建筑行业建筑工程 甲级(有效期至2030年3月17日) ★ NO:A133013403 浙江省住房和城乡建设厅监制	
审图章		
竣工章		

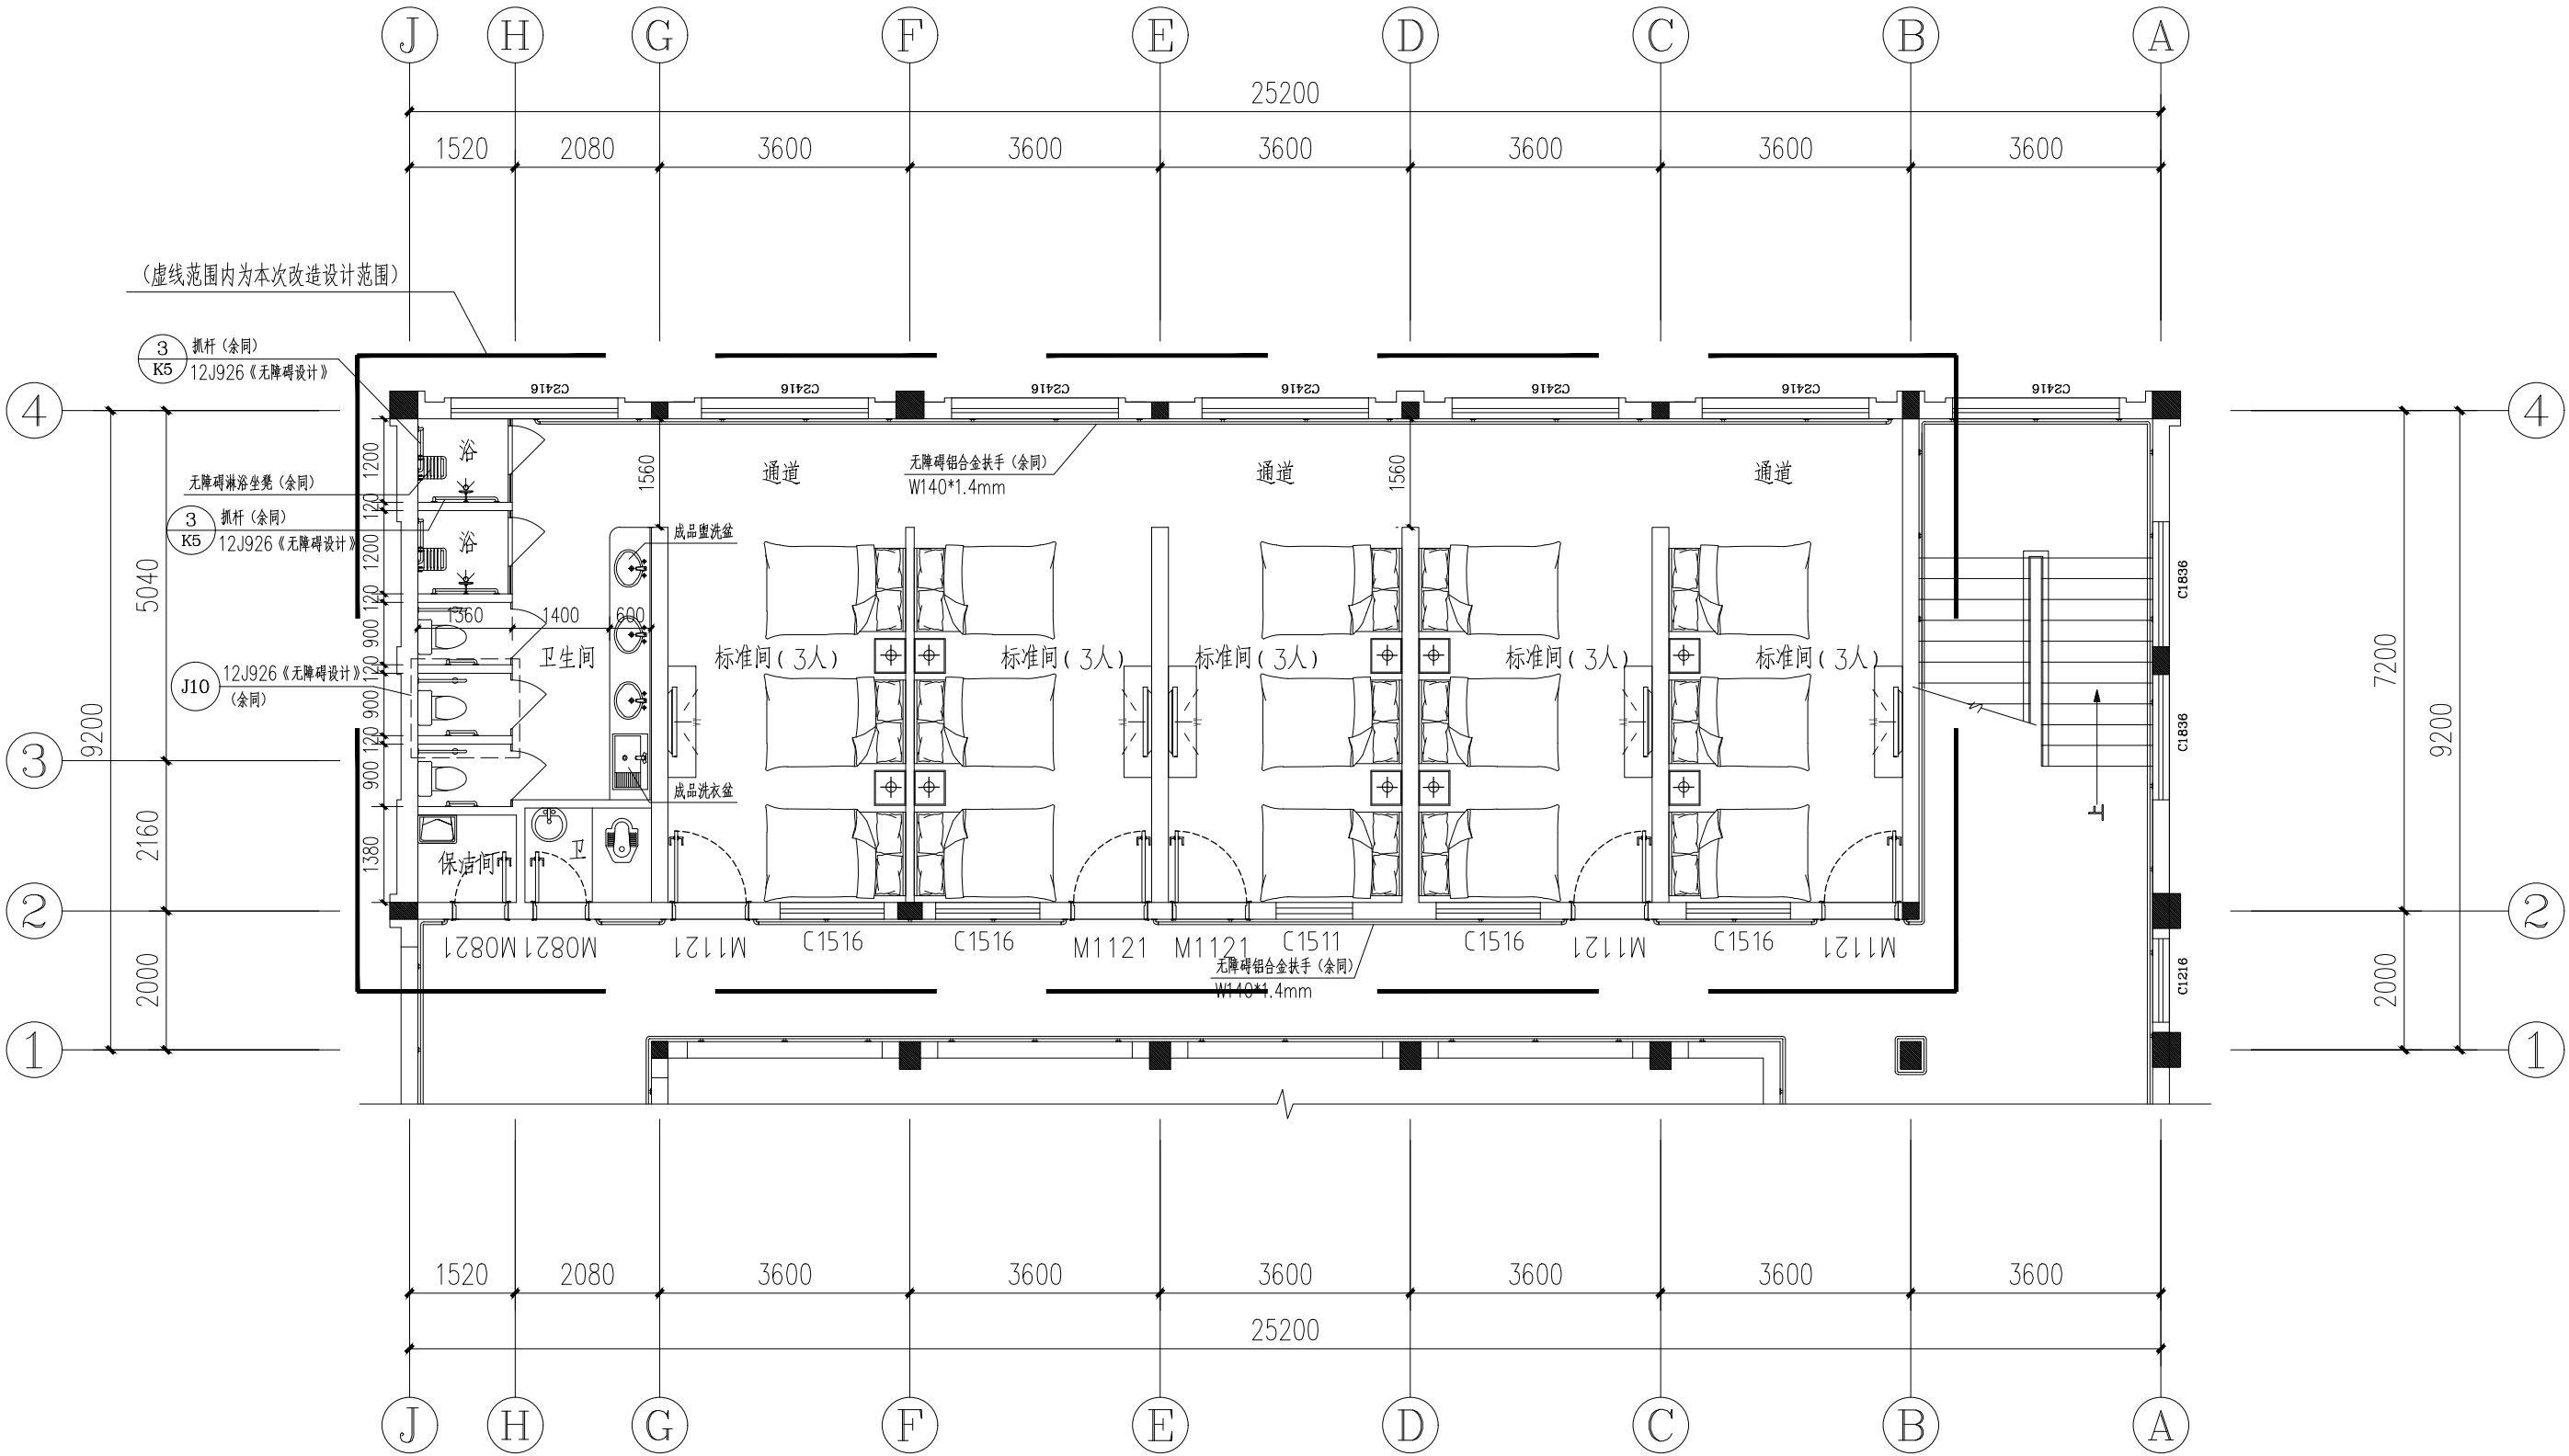

补充说明：
1. 室外过道因拆除施工导致外立面墙体暖黄色外墙涂料污损，需对①~⑥轴处墙面重新喷涂暖黄色外墙涂料面漆2道（高度3100mm）；
2. 室外过道因拆除施工导致外立面墙体120高20厚芝麻灰花岗岩踢脚线破损，需局部修补；
3. 室外过道因拆除施工导致过道无障碍铝合金扶手损坏，需对①~⑥轴处无障碍扶手重新安装。


一层局部平面图 1:100

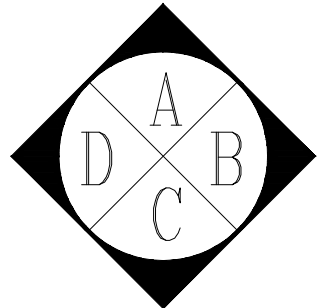

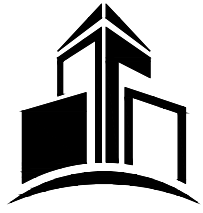设计单位		DESIGNER	
 温岭市建筑设计研究院有限公司 WENLING ARCHITECTURAL DESIGN AND RESEARCH INSTITUTE CO., LTD			
资质等级： 建筑行业（建筑工程）甲级 风景园林工程设计专项乙级 证书编号:A233013400 工程勘察专业类岩土工程(乙级)			
二维码：			
本图需加盖本院出图专用章否则无效			
签 署 人 员 栏			
	实 名	签 名	
审 定	江 平		
审 核	江 平		
项目负责人	方 伟		
专业负责人	方 伟		
校 对	黄莹莹		
设 计	邵锦伟		
建设单位		OWNER	
温岭市人民政府太平街道办事处			
工程名称		PROJECT	
2026年太平街道敬老院护理床位改造提升工程			
子项名称		PROJECT	
图纸名称		DRAWING NAME	
一层局部平面图			
工程编号			
专 业	建筑	设计阶段	施工图
图 号	PM-01	日 期	2026.06
比 例	1: 100	版 本 号	A
专 业 会 签 栏			
建 筑		给排水	
结 构		暖 通	
电 气			

	实 名	签 名
项目负责人		
专业负责人		
设 计 人		
注册（执业）章		
预留章		
出图章		
温岭市建筑设计研究院有限公司 建筑行业建筑工程 甲级(有效期至2030年3月17日) ★ NO:A133013403 浙江省住房和城乡建设厅监制		
审图章		
竣工章		

灯 具 图 例			
图 例	灯具名称	详细参数	色 温
	LED平板灯	300x300mm 18W	6000K
	换气扇	300x300mm	
	LED明装吸顶灯	32W 防眩目	6000K

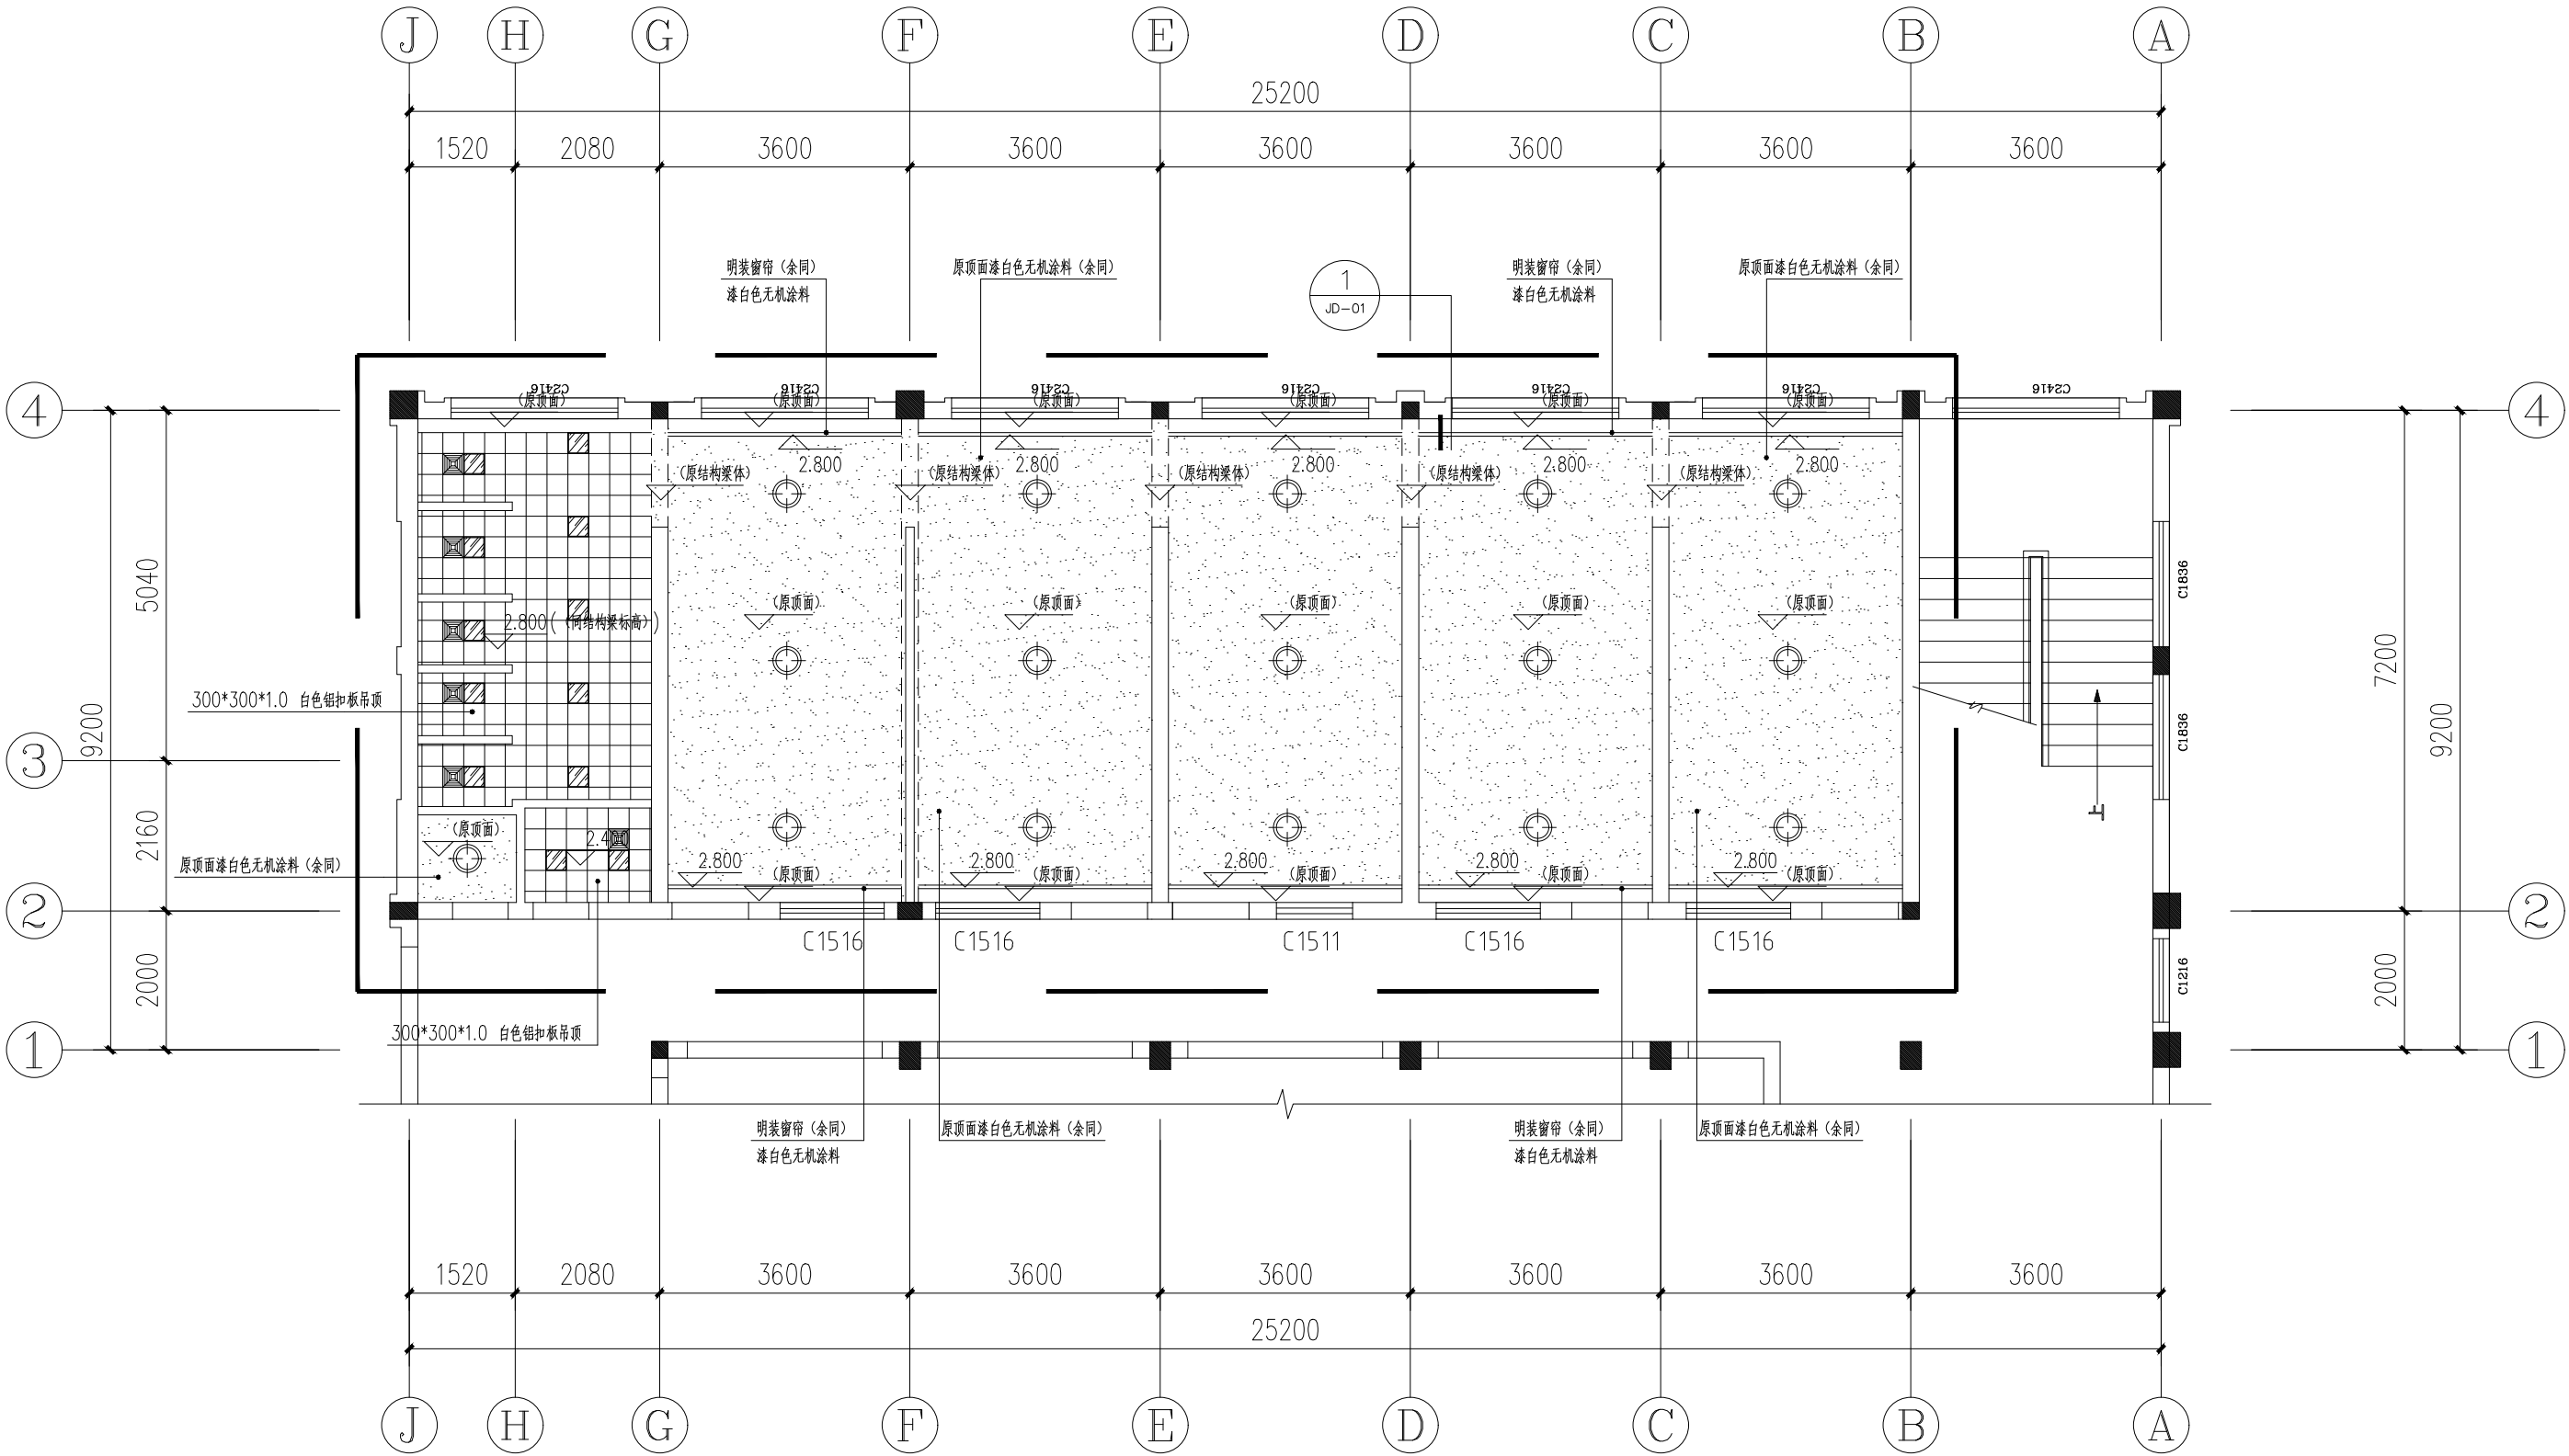

一层局部顶面平面图 1:100

设计单位 DESIGNER



温岭市建筑设计
研究院有限公司

WENLING ARCHITECTURAL DESIGN AND
RESEARCH INSTITUTE CO., LTD

资质等级：

建筑行业（建筑工程）甲级

风景园林工程设计专项乙级

证书编号:A233013400

工程勘察专业类岩土工程(乙级)

二维码：

本图需加盖本院出图专用章否则无效

签 署 人 员 栏		
	实 名	签 名
审 定	江 平	
审 核	江 平	
项目负责人	方 伟	
专业负责人	方 伟	
校 对	黄莹莹	
设 计	邵锦伟	

建设单位 OWNER
温岭市人民政府太平街道办事处

工程名称 PROJECT
2026年太平街道敬老院护理床位改造提升工程


子项名称 PROJECT

图纸名称 DRAWING NAME
一层局部顶面平面图

工程编号			
专 业	建筑	设计阶段	施工图
图 号	PM-02	日 期	2026.06
比 例	1:100	版 本 号	A


专 业 会 签 栏			
建 筑		给排水	
结 构		暖通	
电 气			

	实 名	签 名
项目负责人		
专业负责人		
设 计 人		
注册（执业）章		
预留章		
出图章		
温岭市建筑设计研究院有限公司 建筑行业建筑工程 甲级(有效期至2030年3月17日) ★ NO:A133013403 浙江省住房和城乡建设厅监制		
审图章		
竣工章		

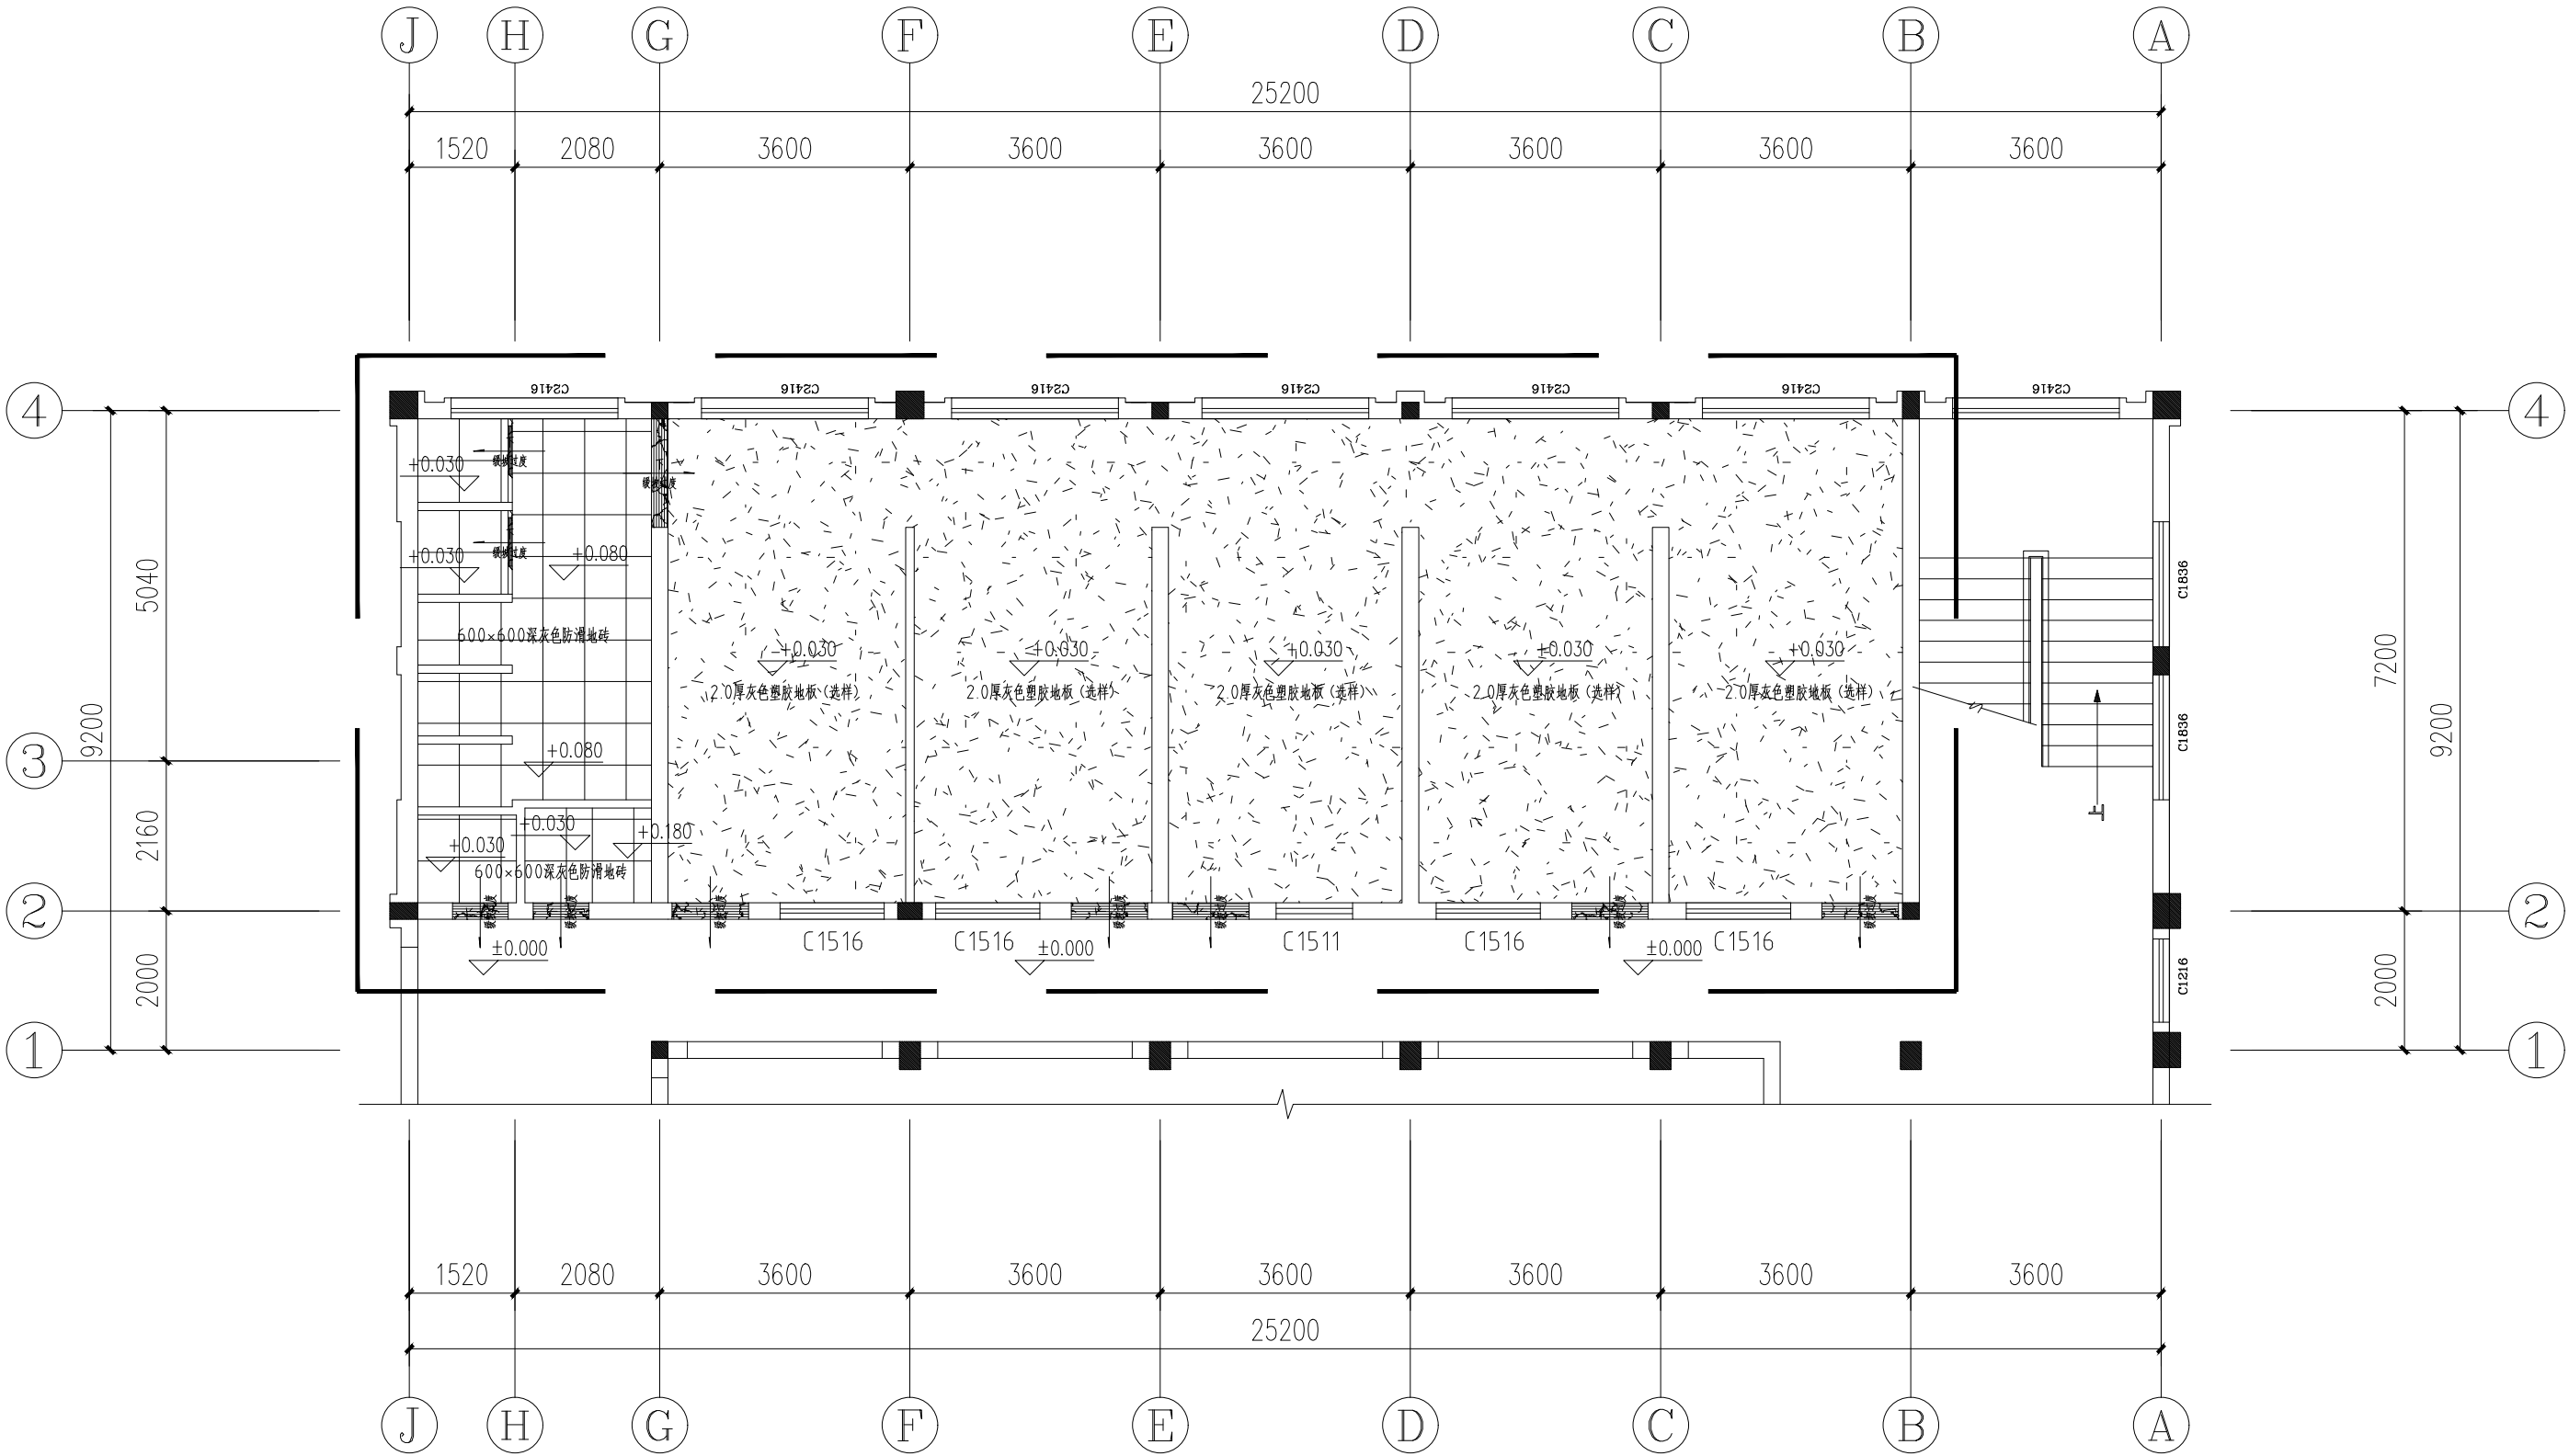

	实 名	签 名
项目负责人		
专业负责人		
设 计 人		
注册（执业）章		
预留章		
出图章		
审图章		
竣工章		

温岭市建筑设计研究院有限公司
建筑行业建筑工程
甲级(有效期至2030年3月17日) ★ NO:A133013403
浙江省住房和城乡建设厅监制

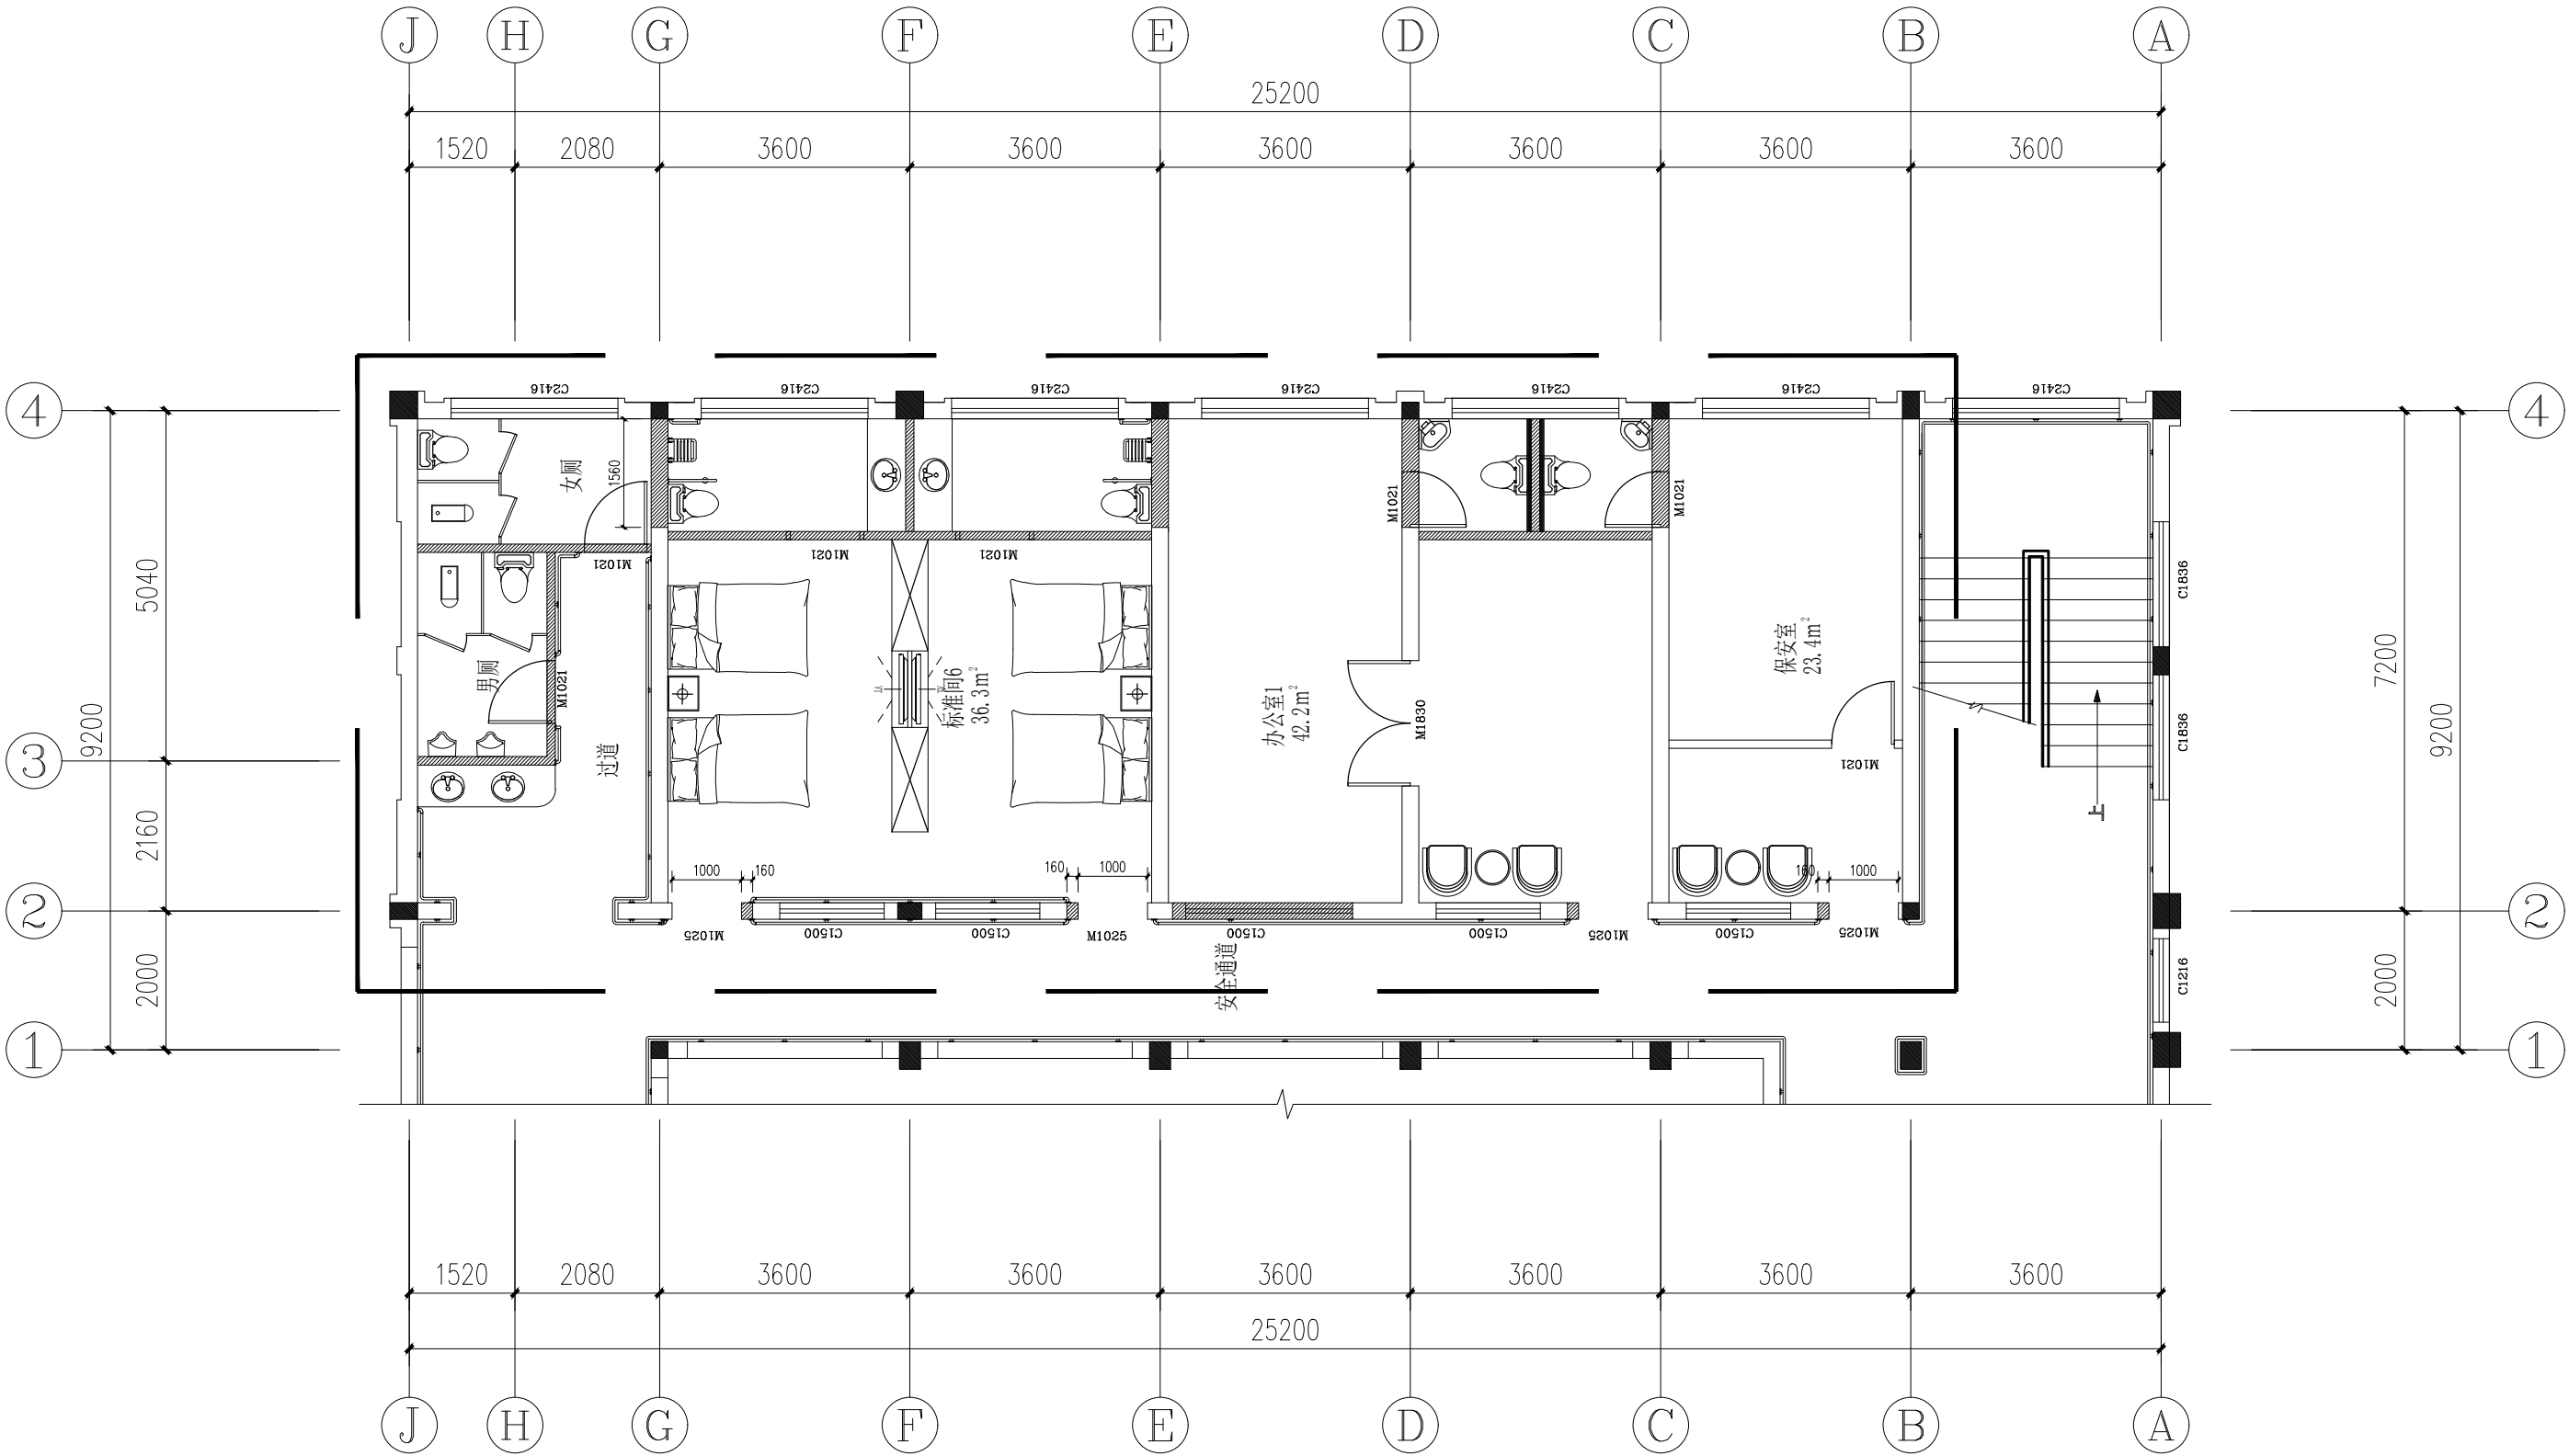


- 拆除说明: (■表示拆除墙体)
- 整体拆除公共卫生间及室内卫生间墙体及洁具, 凿除墙面墙砖及地面地砖, 并拆除顶面顶面及灯具;
 - 拆除及搬移室内活动家具及固定家具;
 - 拆除室内顶面灯具, 并对顶面自动灭火系统(喷淋头及烟感)做好成品保护措施;
 - 凿除室内地面复合地板或塑胶地板、门槛石材;
 - 结合平面图及拆除图纸对室内外部分受影响无障碍扶手做拆除处理。

一层局部拆除平面图 1:100



设计单位				DESIGNER
温岭市建筑设计研究院有限公司 WENLING ARCHITECTURAL DESIGN AND RESEARCH INSTITUTE CO., LTD				
资质等级:				
建筑行业（建筑工程）甲级				
风景园林工程设计专项乙级				
证书编号:A233013400				
工程勘察专业类岩土工程(乙级)				
二维码:				
本图需加盖本院出图专用章否则无效				
签 署 人 员 栏				
	实 名	签 名		
审 定	江 平			
审 核	江 平			
项目负责人	方 伟			
专业负责人	方 伟			
校 对	黄莹莹			
设 计	邵锦伟			
建设单位				OWNER
温岭市人民政府太平街道办事处				
工程名称				PROJECT
2026年太平街道敬老院护理床位改造提升工程				
子项名称				PROJECT
图纸名称				DRAWING NAME
一层局部拆除平面图				
工程编号				
专 业	建筑	设计阶段	施工图	
图 号	PM-04	日 期	2026.06	
比 例	1: 100	版 本 号	A	
专 业 会 签 栏				
建 筑		给排水		
结 构		暖 通		
电 气				

	实 名	签 名
项目负责人		
专业负责人		
设 计 人		
注册（执业）章		
预留章		
出图章		
温岭市建筑设计研究院有限公司 建筑行业建筑工程 甲级(有效期至2030年3月17日) ★NO:A133013403 浙江省住房和城乡建设厅监制		
审图章		
竣工章		

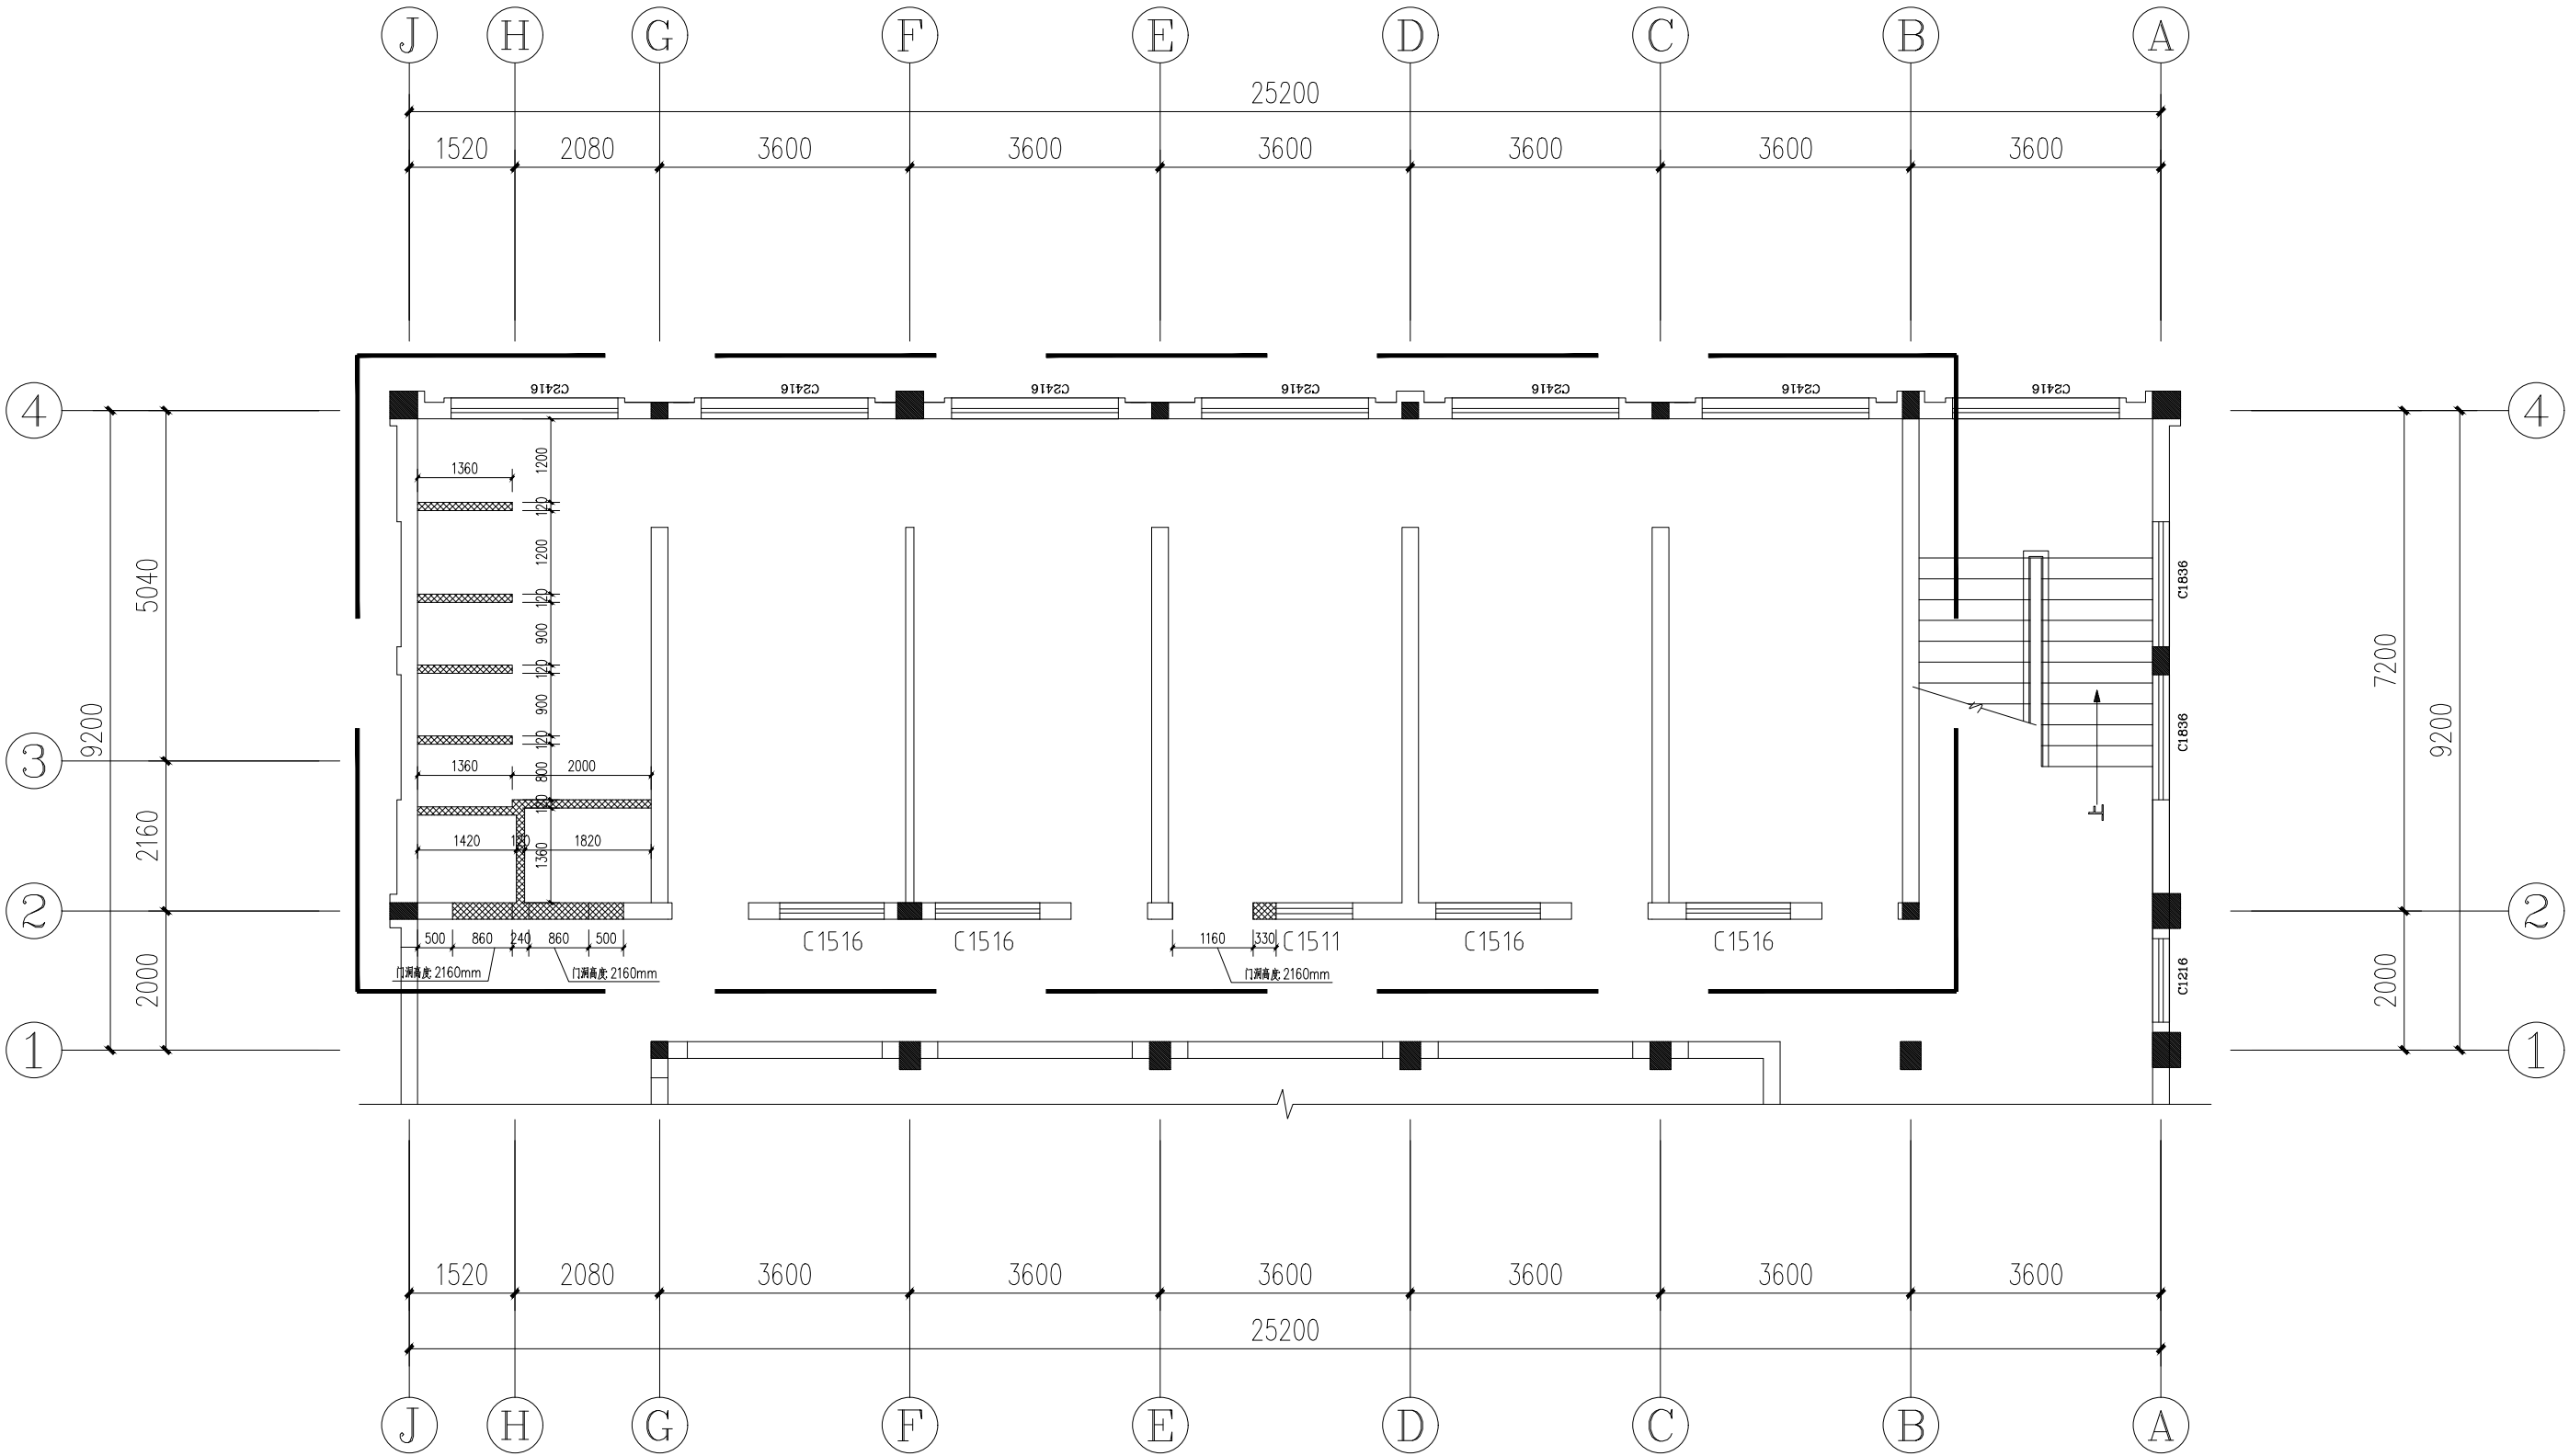


一层局部砌墙平面图 1:100

  表示页岩烧结实心砖墙体


设计单位	DESIGNER		
 温岭市建筑设计 研究院有限公司 WENLING ARCHITECTURAL DESIGN AND RESEARCH INSTITUTE CO., LTD			
资质等级： 建筑行业（建筑工程）甲级 风景园林工程设计专项乙级 证书编号:A233013400 工程勘察专业类岩土工程(乙级)			
二维码：			
本图需加盖本院出图专用章否则无效			
签 署 人 员 栏			
	实 名	签 名	
审 定	江 平		
审 核	江 平		
项目负责人	方 伟		
专业负责人	方 伟		
校 对	黄莹莹		
设 计	邵锦伟		
建设单位	OWNER 温岭市人民政府太平街道办事处		
工程名称	PROJECT 2026年太平街道敬老院护理床位改造提升工程		
子项名称	PROJECT		
图纸名称	DRAWING NAME 一层局部砌墙平面图		
工程编号			
专 业	建筑	设计阶段	施工图
图 号	PM-05	日 期	2026.06
比 例	1: 100	版 本 号	A
专 业 会 签 栏			
建 筑		给排水	
结 构		暖 通	
电 气			

	实 名	签 名
项目负责人		
专业负责人		
设 计 人		
注册（执业）章		
预留章		
出图章		
温岭市建筑设计研究院有限公司 建筑行业建筑工程 甲级(有效期至2030年3月17日)★NO:A133013403 浙江省住房和城乡建设厅监制		
审图章		
竣工章		

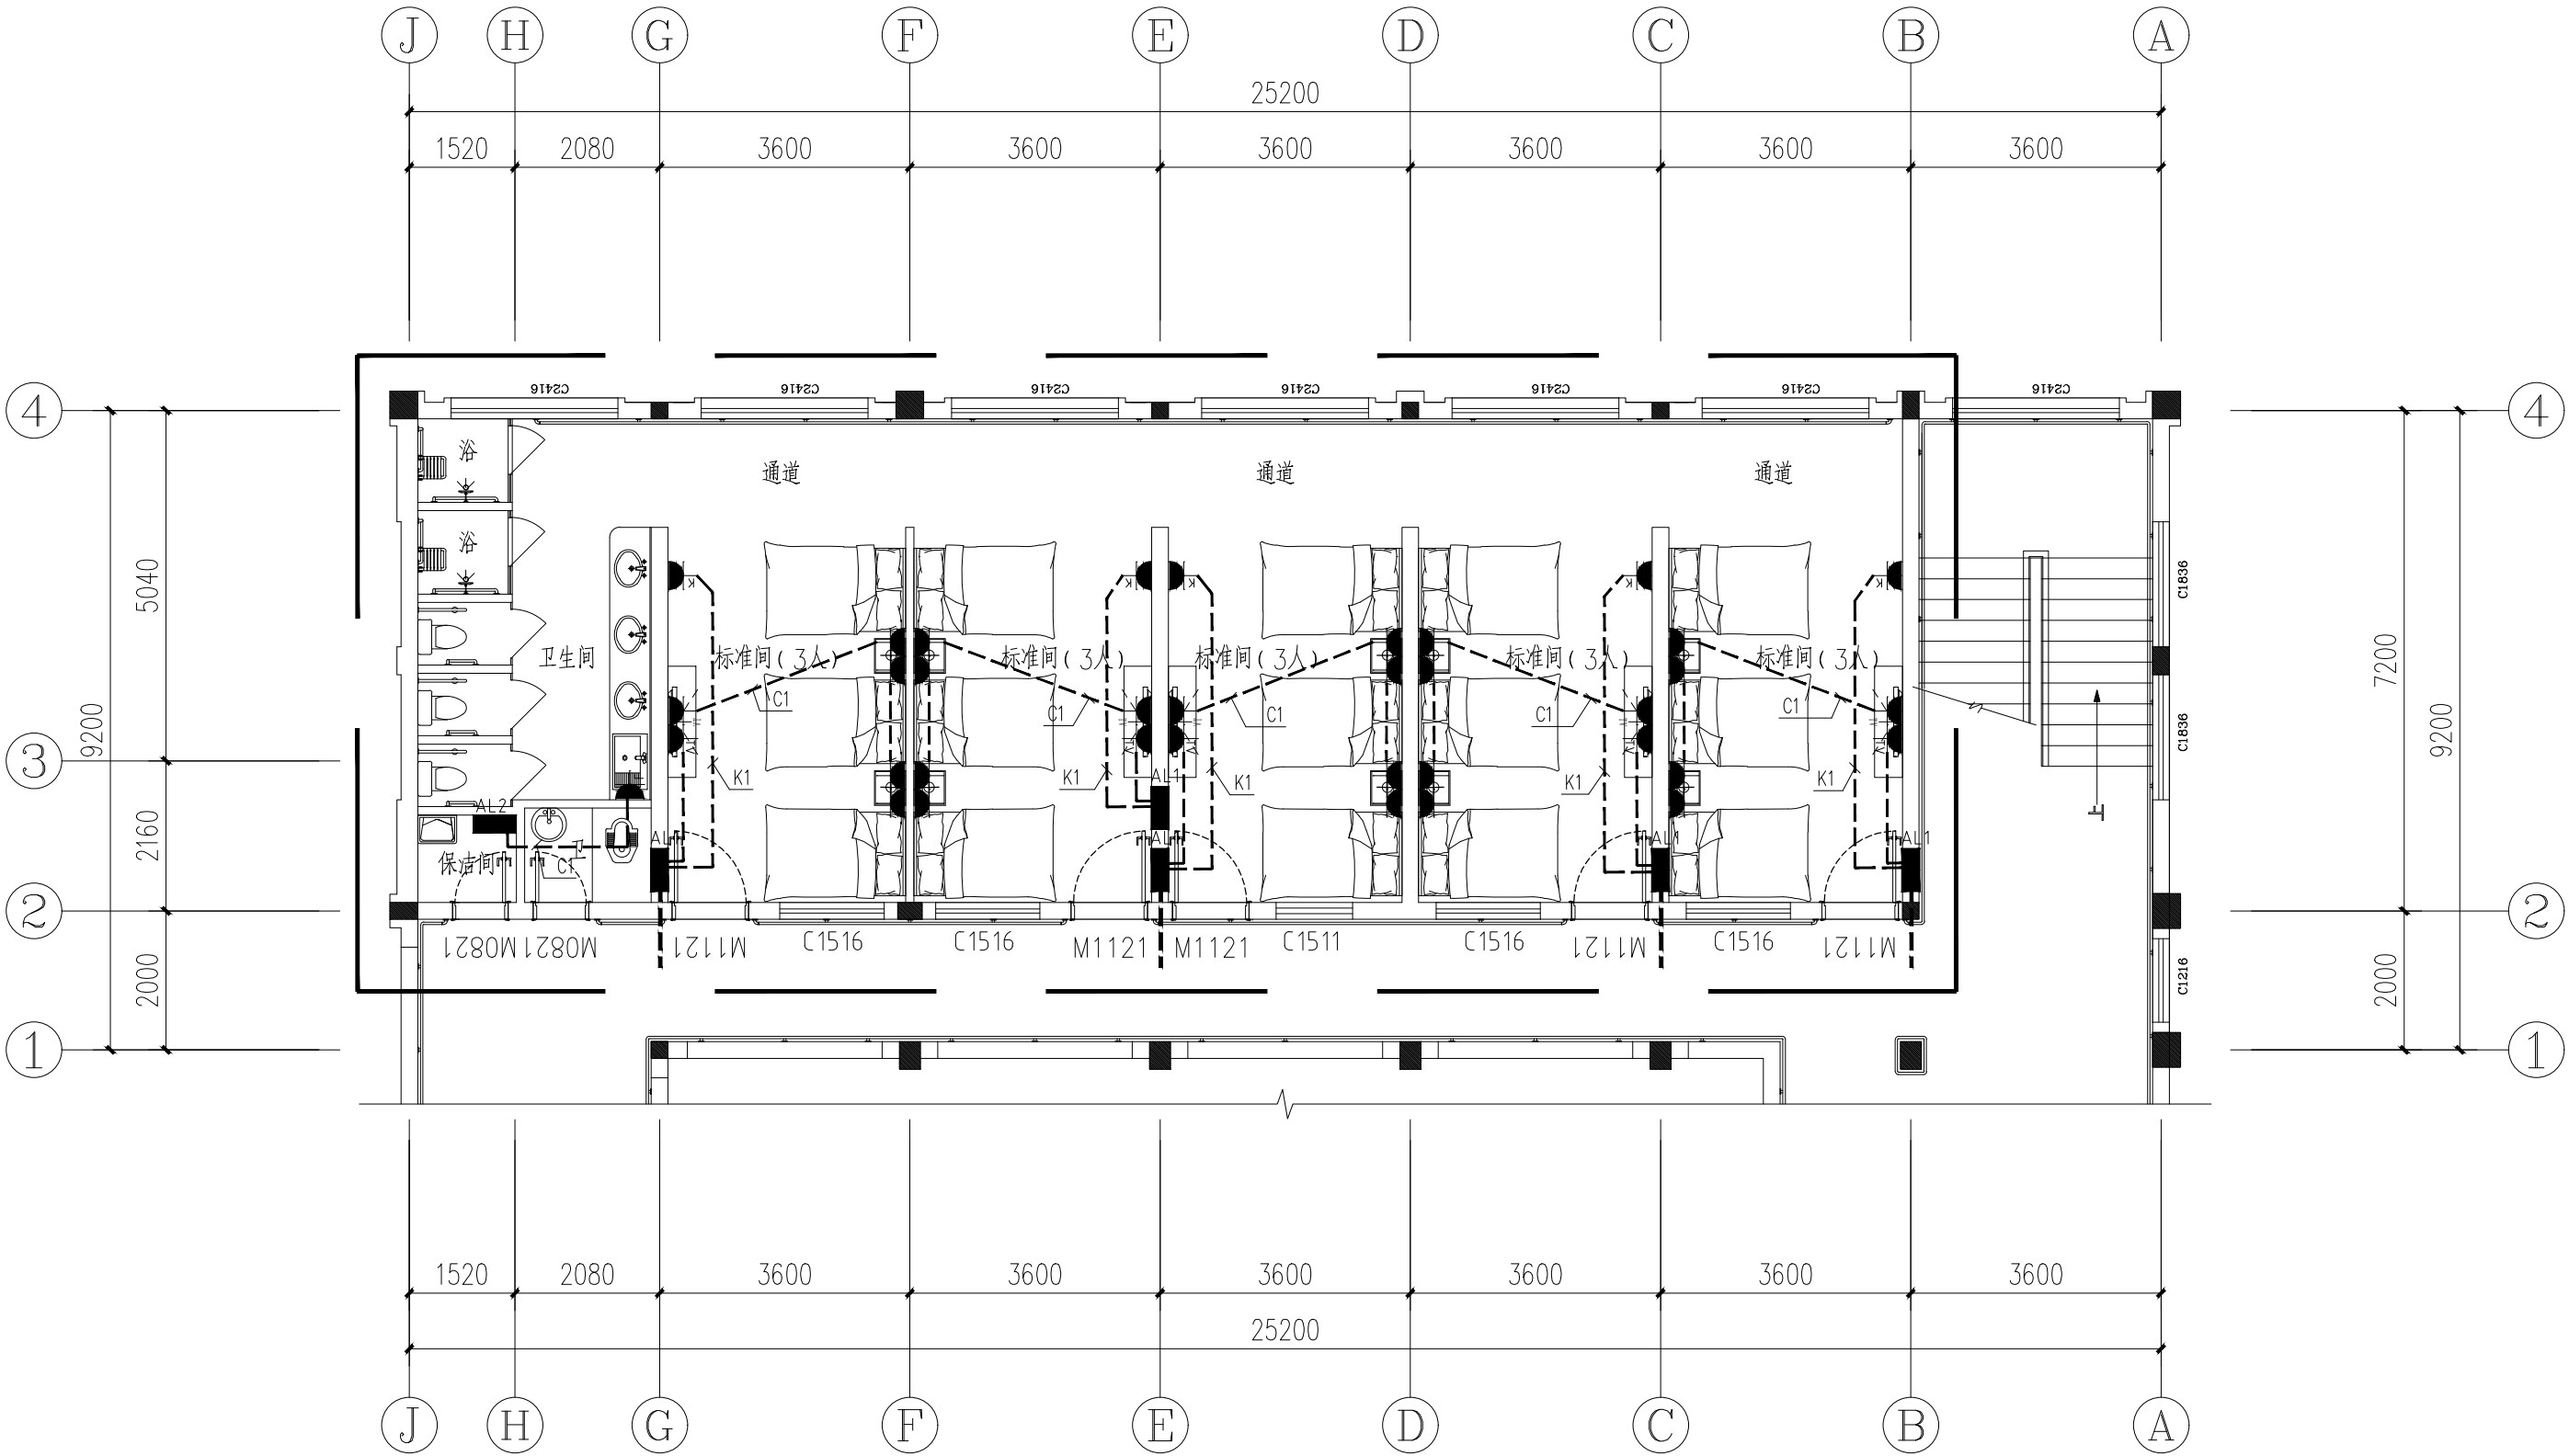

一层插座平面图 1:100

设计单位 DESIGNER

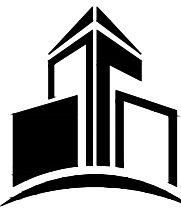

温岭市建筑设计
研究院有限公司

WENLING ARCHITECTURAL DESIGN AND
RESEARCH INSTITUTE CO., LTD

资质等级：

建筑行业（建筑工程）甲级

风景园林工程设计专项乙级

证书编号:A233013400

工程勘察专业类岩土工程(乙级)

二维码：

本图需加盖本院出图专用章否则无效

签 署 人 员 栏		
	实 名	签 名
审 定	江 平	
审 核	江 平	
项目负责人	方 伟	
专业负责人	方 伟	
校 对	黄莹莹	
设 计	邵锦伟	

建设单位 OWNER
温岭市人民政府太平街道办事处

工程名称 PROJECT
2026年太平街道敬老院护理床位改造提升工程

子项名称 PROJECT


图纸名称 DRAWING NAME
一层插座平面图

工程编号			
专 业	建筑	设计阶段	施工图
图 号	AZ-01	日 期	2026.06
比 例	1: 100	版 本 号	A

专 业 会 签 栏			
建 筑		给排水	
结 构		暖 通	
电 气			

	实 名	签 名
项目负责人		
专业负责人		
设 计 人		
注册（执业）章		
预留章		
出图章		
温岭市建筑设计研究院有限公司 建筑行业建筑工程 甲级(有效期至2030年3月17日) ★ NO:A133013403 浙江省住房和城乡建设厅监制		
审图章		
竣工章		

灯 具 图 例			
图 例	灯具名称	详细参数	色 温
	LED平板灯	300x300mm 18W	6000K
	换气扇	300x300mm	
	LED明装吸顶灯	32W 防眩目	6000K

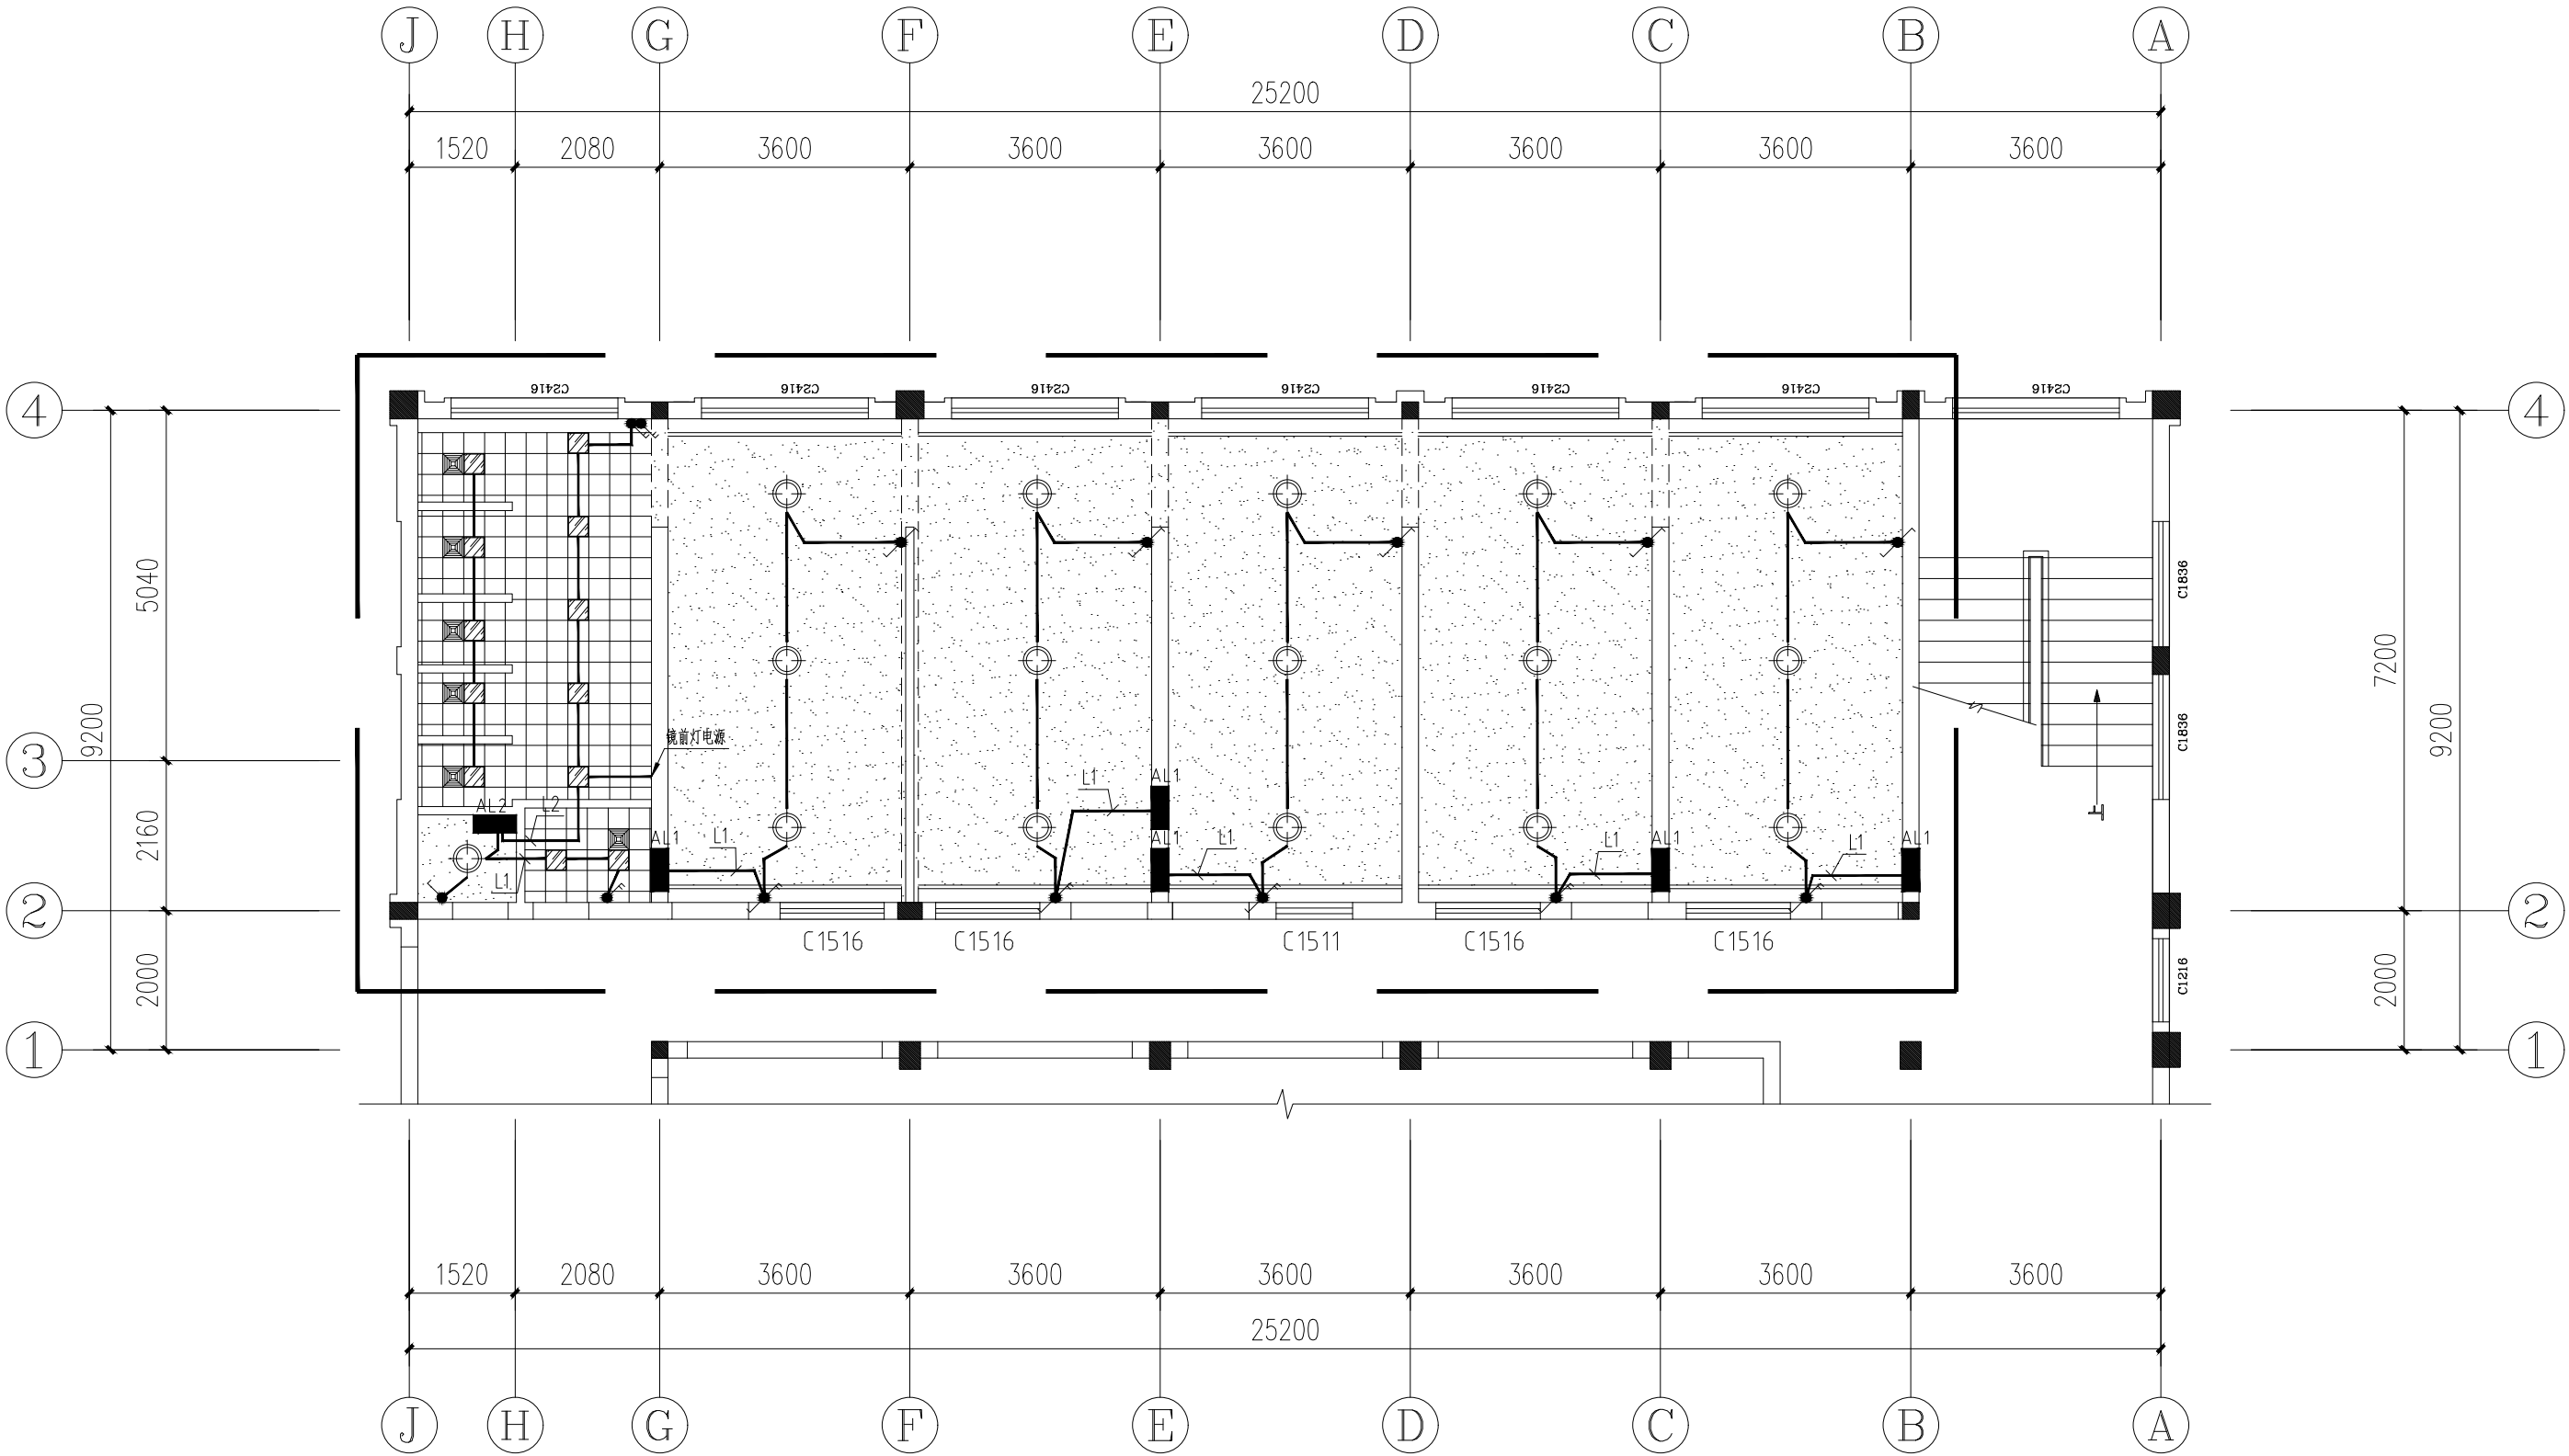

一层照明平面图 1:100

设计单位 DESIGNER



温岭市建筑设计
研究院有限公司

WENLING ARCHITECTURAL DESIGN AND
RESEARCH INSTITUTE CO., LTD

资质等级：

建筑行业（建筑工程）甲级

风景园林工程设计专项乙级

证书编号:A233013400

工程勘察专业类岩土工程(乙级)

二维码：

本图需加盖本院出图专用章否则无效

签 署 人 员 栏		
	实 名	签 名
审 定	江 平	
审 核	江 平	
项目负责人	方 伟	
专业负责人	方 伟	
校 对	黄莹莹	
设 计	邵锦伟	

建设单位 OWNER
温岭市人民政府太平街道办事处

工程名称 PROJECT
2026年太平街道敬老院护理床位改造提升工程


子项名称 PROJECT

图纸名称 DRAWING NAME
一层照明平面图


工程编号			
专 业	建筑	设计阶段	施工图
图 号	AZ-02	日 期	2026.06
比 例	1: 100	版 本 号	A

专 业 会 签 栏			
建 筑		给排水	
结 构		暖通	
电 气			



	实 名	签 名
项目负责人		
专业负责人		
设 计 人		
注册（执业）章		
预留章		
出图章	温岭市建筑设计研究院有限公司 建筑行业建筑工程 甲级(有效期至2030年3月17日)★NO:A133013403 浙江省住房和城乡建设厅监制	
审图章		
竣工章		

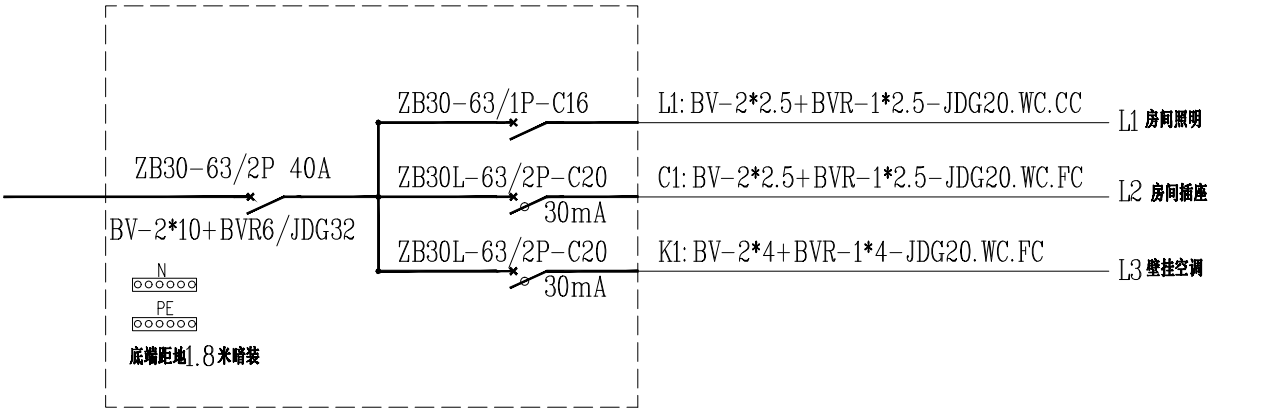


AL 1配电箱系统图 1:100

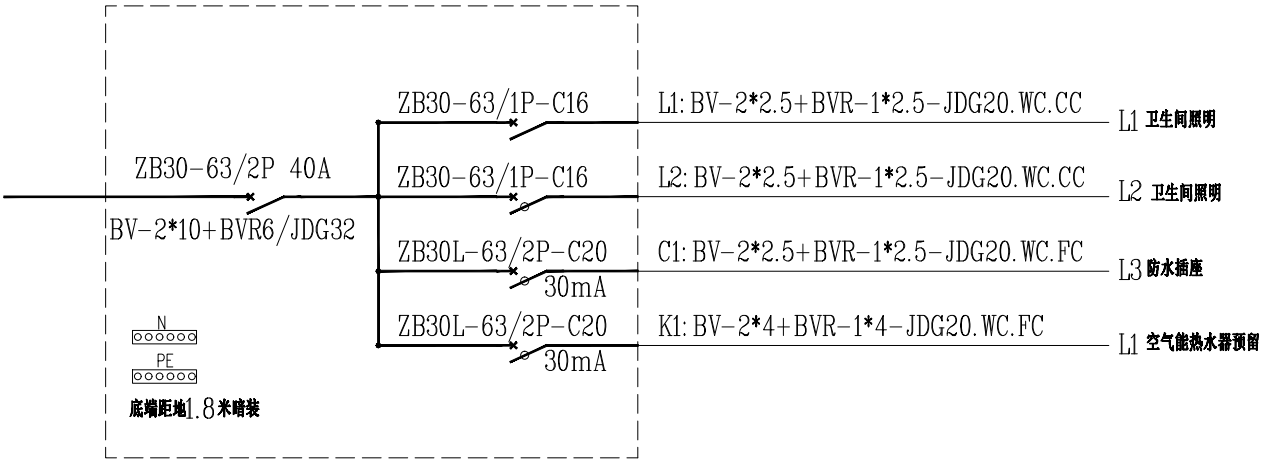

AL 2配电箱系统图 1:100


 
 
设计单位		DESIGNER	
 温岭市建筑设计 研究院有限公司 WENLING ARCHITECTURAL DESIGN AND RESEARCH INSTITUTE CO., LTD			
资质等级： 建筑行业（建筑工程）甲级 风景园林工程设计专项乙级 证书编号:A233013400 工程勘察专业类岩土工程(乙级)			
二维码：			
本图需加盖本院出图专用章否则无效			
签 署 人 员 栏			
	实 名	签 名	
审 定	江 平		
审 核	江 平		
项目负责人	方 伟		
专业负责人	方 伟		
校 对	黄莹莹		
设 计	邵锦伟		
建设单位		OWNER	
温岭市人民政府太平街道办事处			
工程名称		PROJECT	
2026年太平街道敬老院护理床位改造提升工程			
子项名称		PROJECT	
图纸名称		DRAWING NAME	
配电系统图			
工程编号			
专 业	建 筑	设计阶段	施工图
图 号	AZ-03	日 期	2026.06
比 例	1: 100	版 本 号	A
专 业 会 签 栏			
建 筑		给排水	
结 构		暖 通	
电 气			

	实 名	签 名
项目负责人		
专业负责人		
设 计 人		
注册（执业）章		
预留章		
出图章		
温岭市建筑设计研究院有限公司 建筑行业建筑工程 甲级(有效期至2030年3月17日) ★ NO:A133013403 浙江省住房和城乡建设厅监制		
审图章		
竣工章		

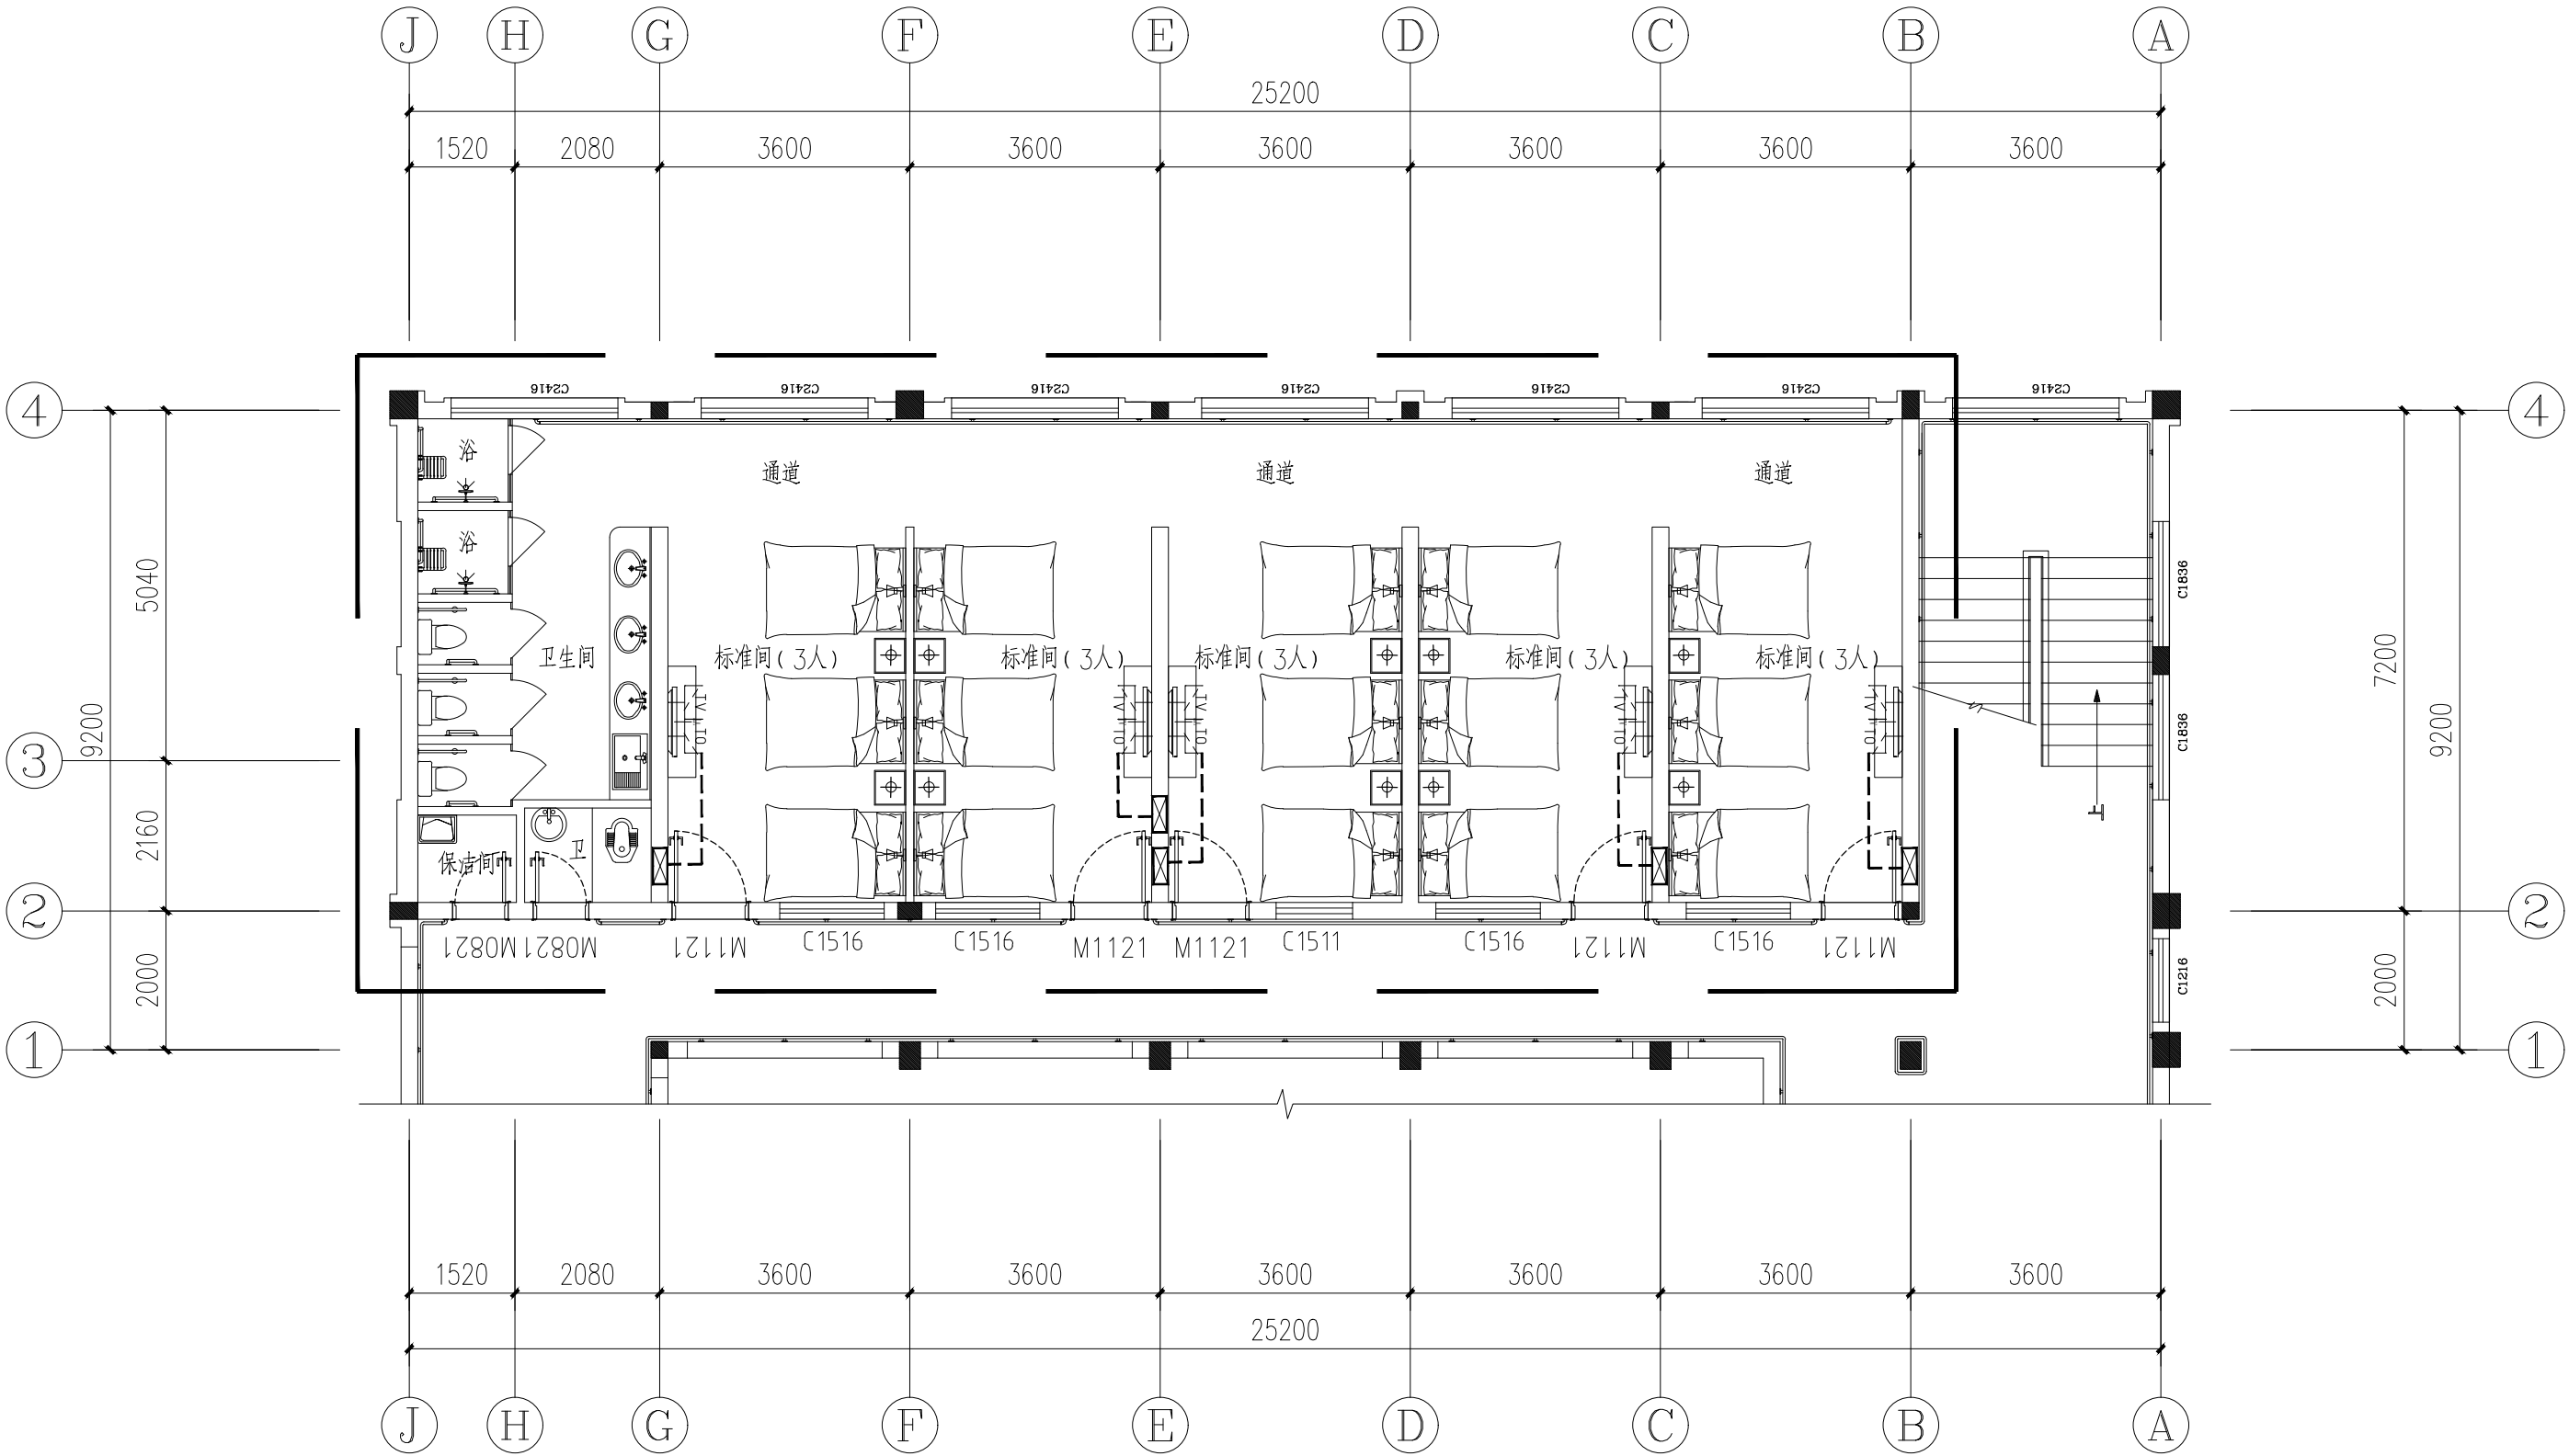


一层弱电平面图 1:100

   
注：
1.所有弱电点位布线铺设方式为CAT6-4PrUTP-PC20-WC.SCE。

设计单位		DESIGNER
 温岭市建筑设计 研究院有限公司 WENLING ARCHITECTURAL DESIGN AND RESEARCH INSTITUTE CO., LTD		
资质等级： 建筑行业（建筑工程）甲级 风景园林工程设计专项乙级 证书编号:A233013400 工程勘察专业类岩土工程(乙级)		
二维码：		
本图需加盖本院出图专用章否则无效		
签 署 人 员 栏		
	实 名	签 名
审 定	江 平	
审 核	江 平	
项目负责人	方 伟	
专业负责人	方 伟	
校 对	黄莹莹	
设 计	邵锦伟	
建设单位		OWNER
温岭市人民政府太平街道办事处		
工程名称		PROJECT
2026年太平街道敬老院护理床位改造提升工程		
子项名称		PROJECT
图纸名称		DRAWING NAME
一层弱电平面图		
工程编号		
专 业	建筑	设计阶段 施工图
图 号	AZ-04	日 期 2026.06
比 例	1: 100	版 本 号 A
专 业 会 签 栏		
建 筑		给排水
结 构		暖 通
电 气		


	实 名	签 名
项目负责人		
专业负责人		
设 计 人		
注册（执业）章		
预留章		
出图章	温岭市建筑设计研究院有限公司 建筑行业建筑工程 甲级(有效期至2030年3月17日)★NO:A133013403 浙江省住房和城乡建设厅监制	
审图章		
竣工章		

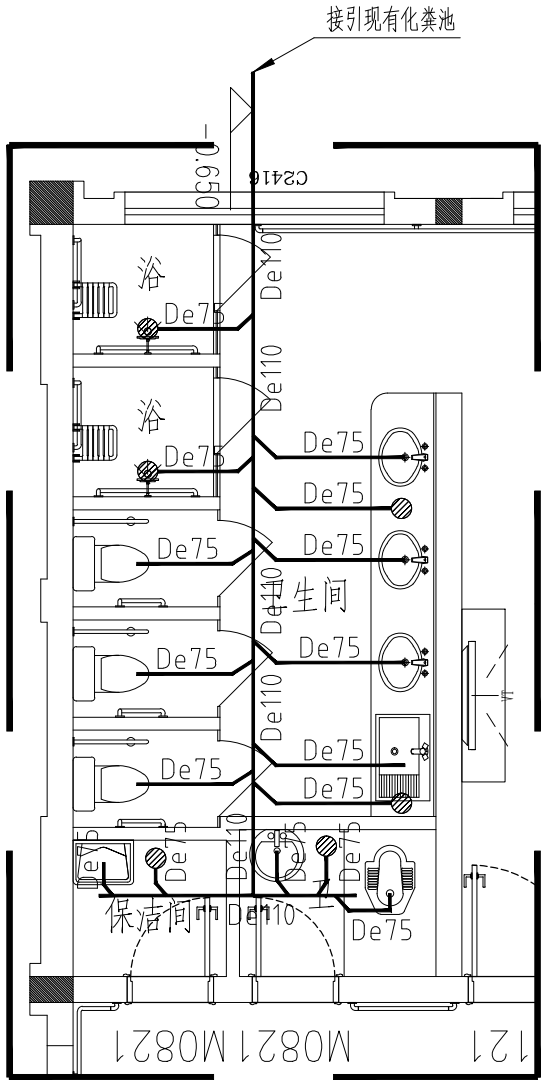


一层排水平面图 1:100

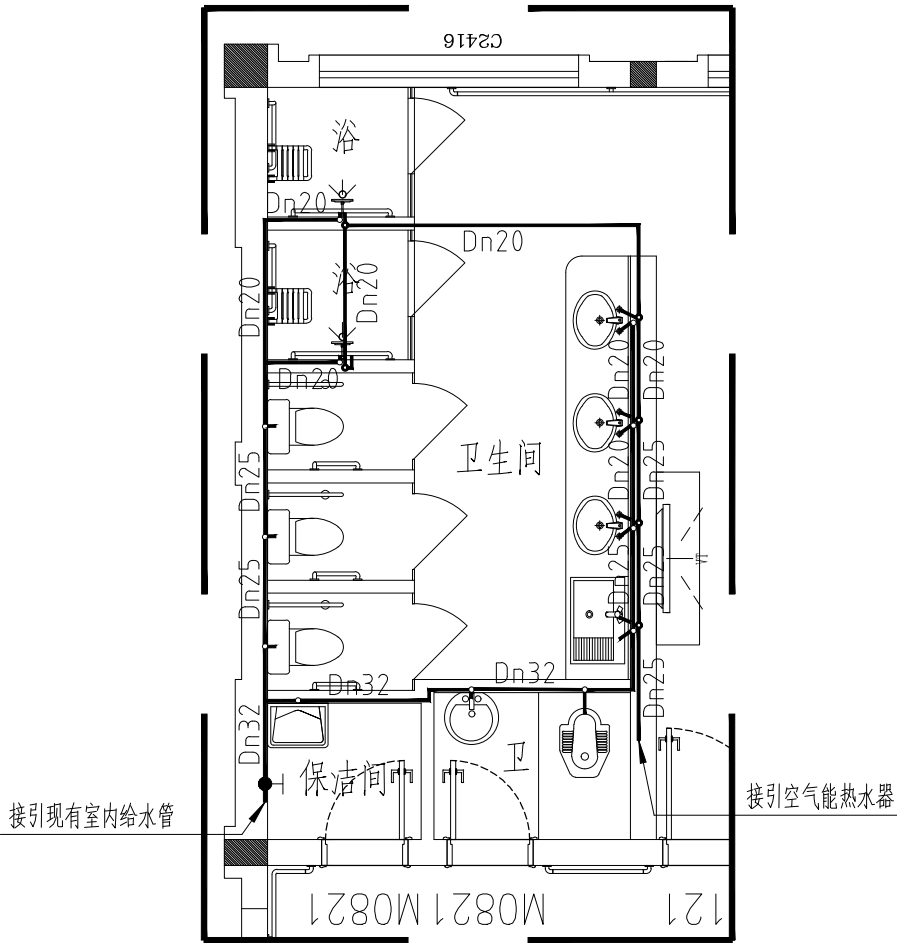

一层给水平面图 1:100

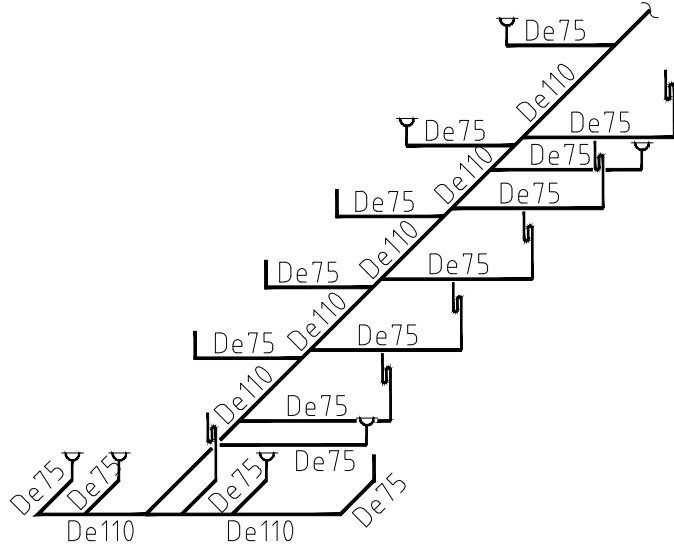

排水系统图

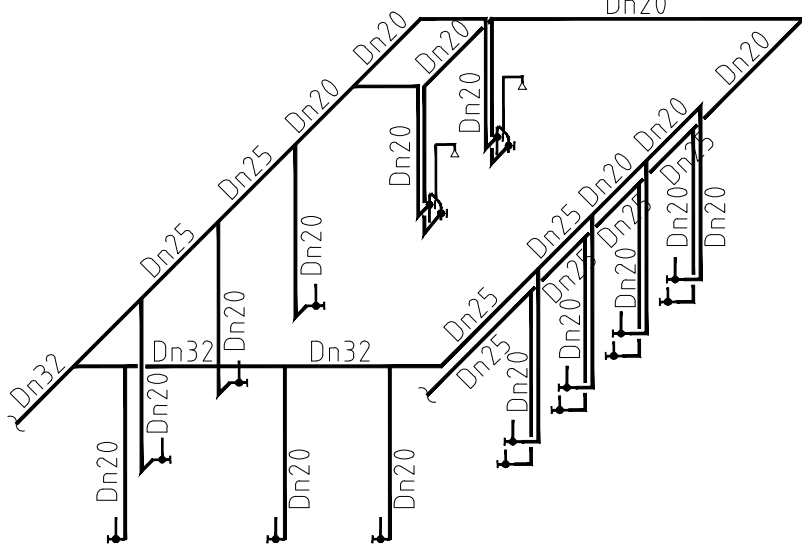

给水系统图

设计单位 DESIGNER



温岭市建筑设计
研究院有限公司

WENLING ARCHITECTURAL DESIGN AND
RESEARCH INSTITUTE CO., LTD

资质等级：

建筑行业（建筑工程）甲级

风景园林工程设计专项乙级

证书编号:A233013400

工程勘察专业类岩土工程(乙级)

二维码：

本图需加盖本院出图专用章否则无效

签 署 人 员 栏		
	实 名	签 名
审 定	江 平	
审 核	江 平	
项目负责人	方 伟	
专业负责人	方 伟	
校 对	黄莹莹	
设 计	邵锦伟	

建设单位 OWNER
温岭市人民政府太平街道办事处

工程名称 PROJECT
2026年太平街道敬老院护理床位改造提升工程




子项名称 PROJECT

图纸名称 DRAWING NAME
一层给排水平面图

工程编号			
专 业	建筑	设计阶段	施工图
图 号	AZ-05	日 期	2026.06
比 例	1: 100	版 本 号	A

专 业 会 签 栏			
建 筑		给排水	
结 构		暖 通	
电 气			

	实 名	签 名
项目负责人		
专业负责人		
设 计 人		
注册（执业）章		
预留章		
出图章		
温岭市建筑设计研究院有限公司 建筑行业建筑工程 甲级(有效期至2030年3月17日) ★ NO:A133013403 浙江省住房和城乡建设厅监制		
审图章		
竣工章		

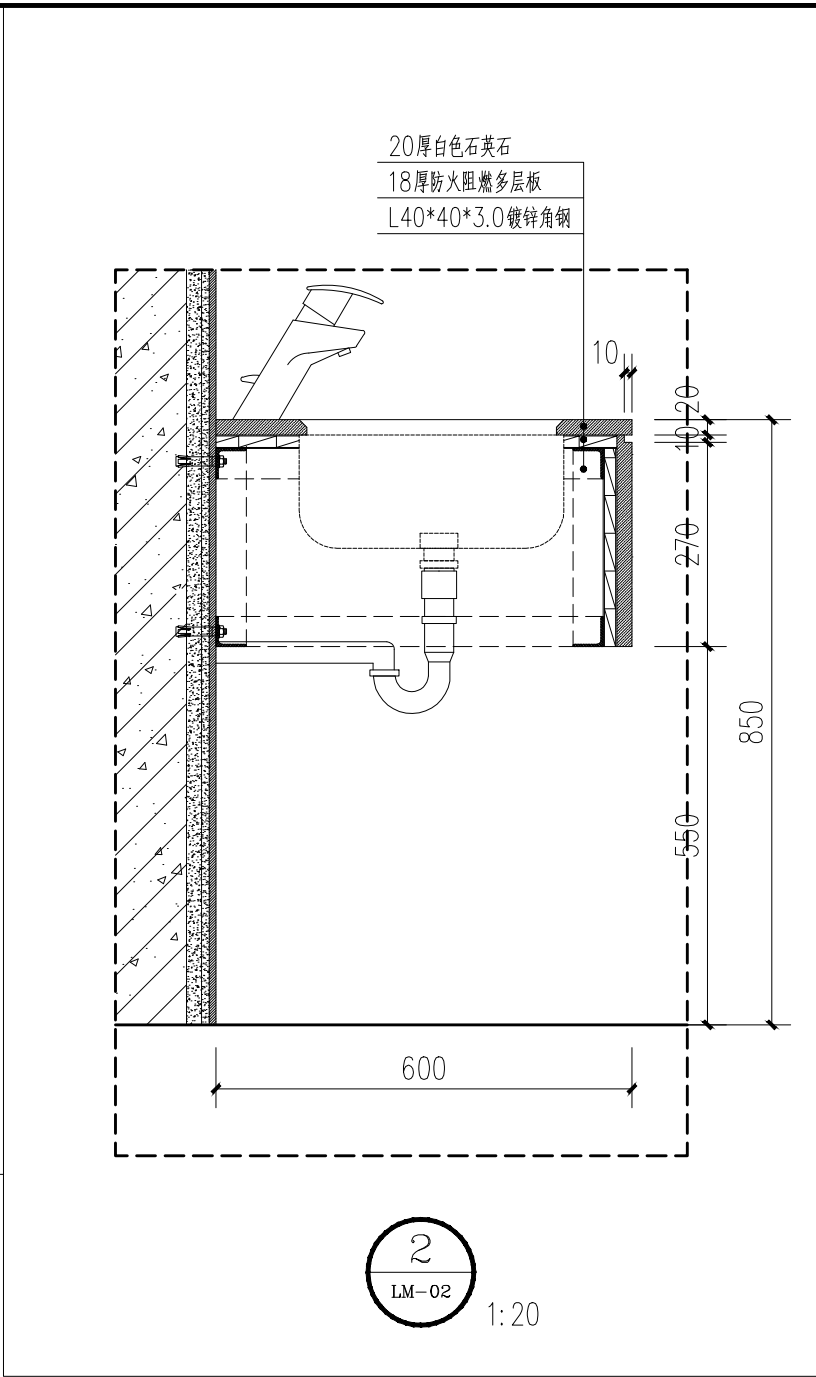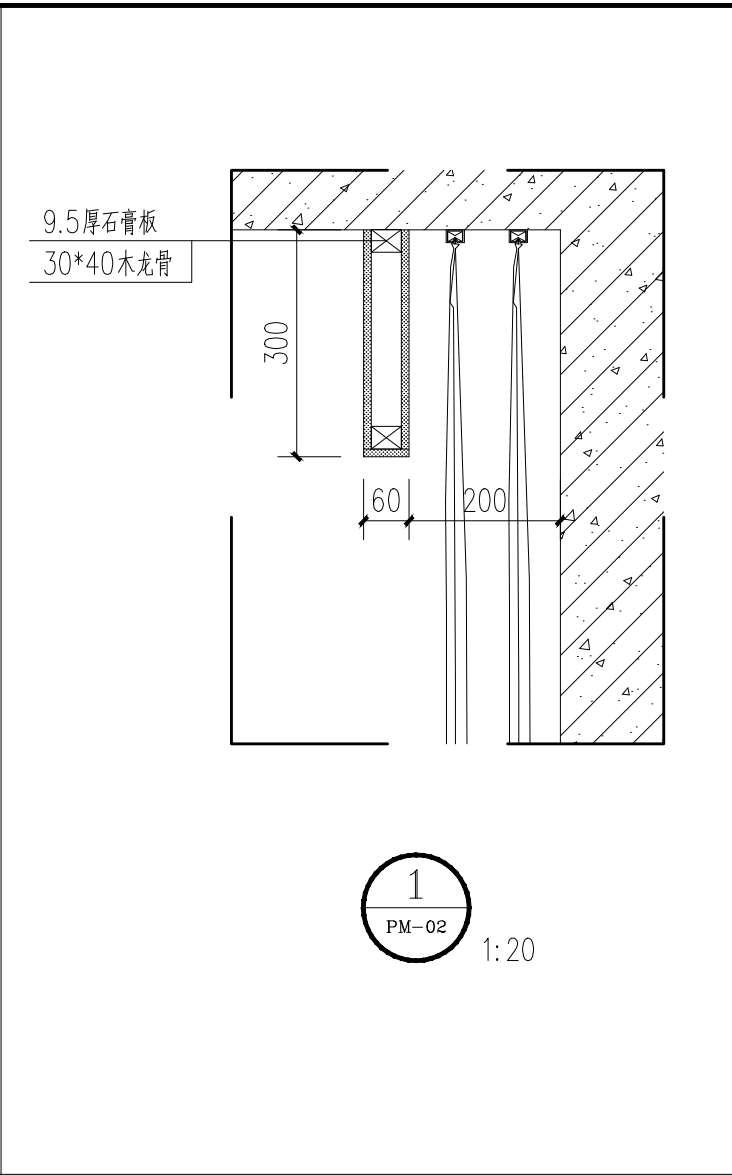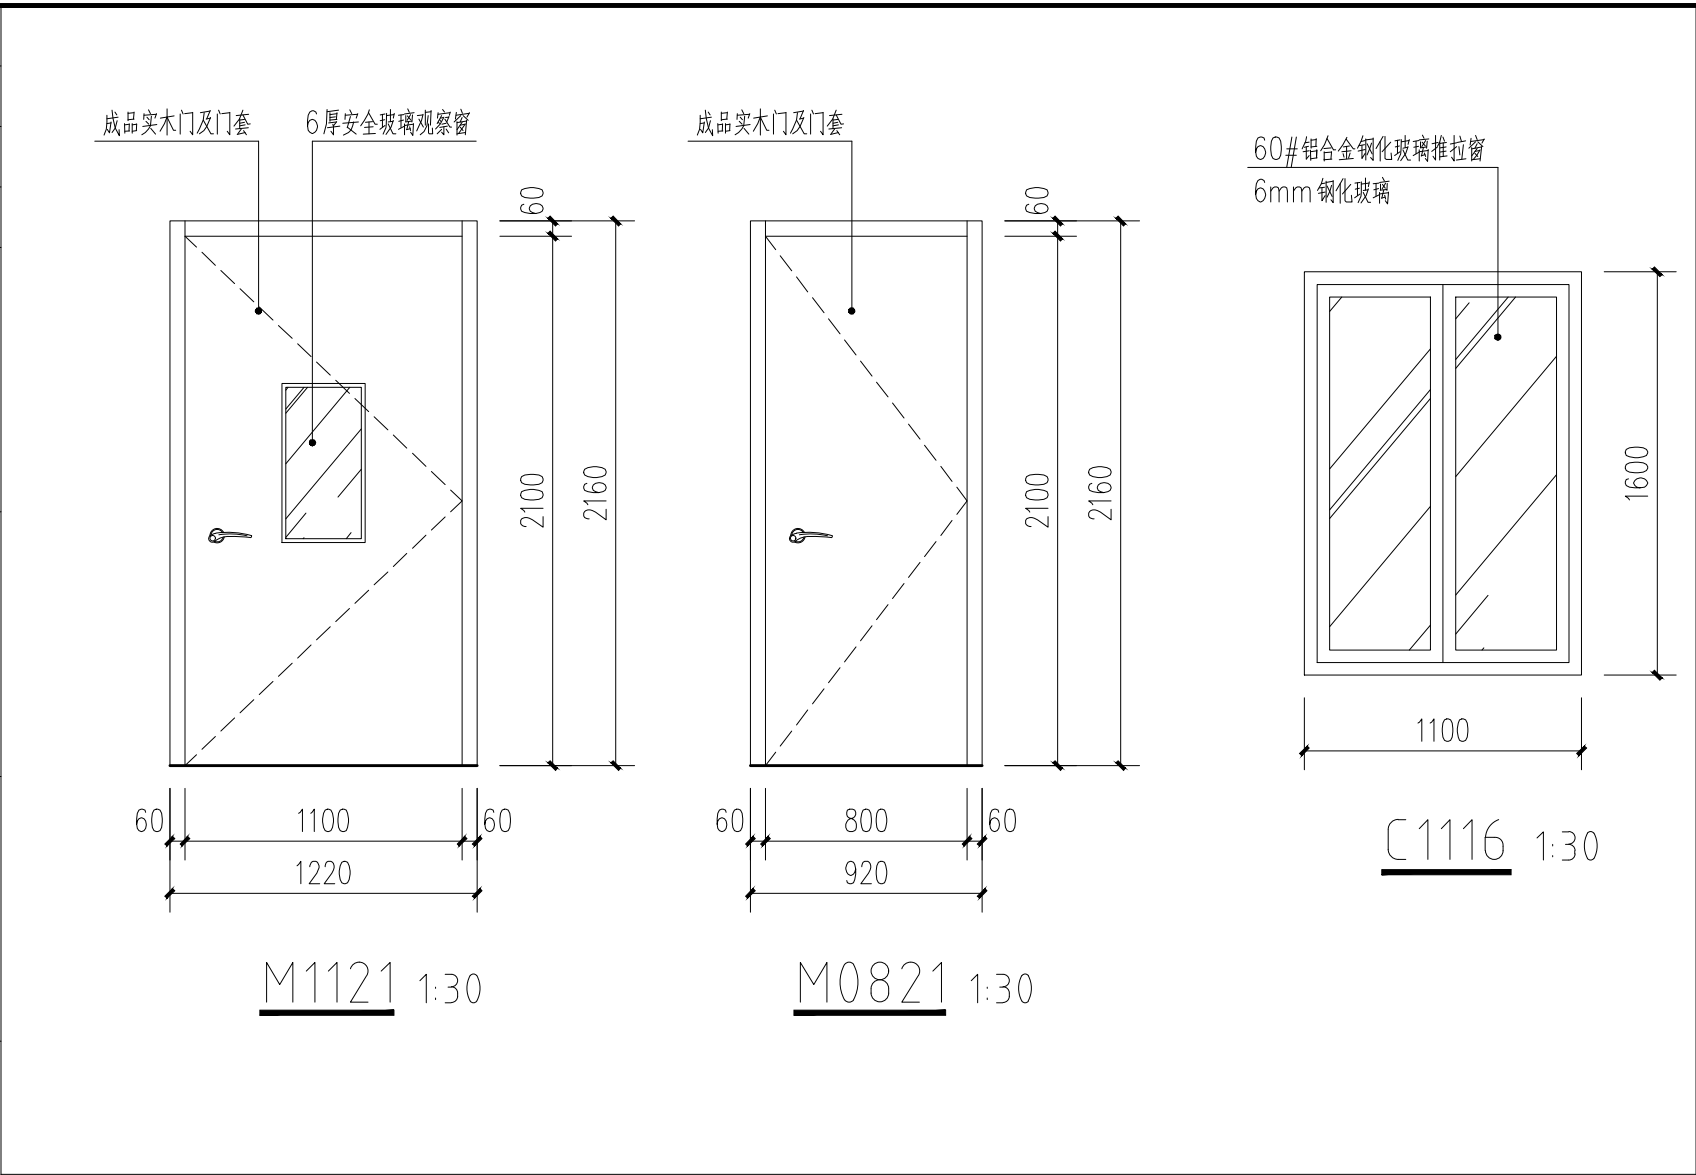

设计单位		DESIGNER	
 温岭市建筑设计研究院有限公司 WENLING ARCHITECTURAL DESIGN AND RESEARCH INSTITUTE CO., LTD			
资质等级：			
建筑行业（建筑工程）甲级			
风景园林工程设计专项乙级			
证书编号:A233013400			
工程勘察专业类岩土工程(乙级)			
二维码：			
本图需加盖本院出图专用章否则无效			
签 署 人 员 栏			
	实 名	签 名	
审 定	江 平		
审 核	江 平		
项目负责人	方 伟		
专业负责人	方 伟		
校 对	黄莹莹		
设 计	邵锦伟		
建设单位		OWNER	
		温岭市人民政府太平街道办事处	
工程名称		PROJECT	
		2026年太平街道敬老院护理床位改造提升工程	
子项名称		PROJECT	
图纸名称		DRAWING NAME	
		节点详图	
工程编号			
专 业	建筑	设计阶段	施工图
图 号	JD-01	日 期	2026.06
比 例	1: 100	版 本 号	A
专 业 会 签 栏			
建 筑		给排水	
结 构		暖 通	
电 气			